

MAPA DO CELÓW PROJEKTOWYCH

GK.6641.4072.2016

woj. ?i?skie
Powiat częstochowski
Gmina Poczesna – 240413_2
Obręb Nierada – 0010
ul. Pusta




Mapa zasadnicza Układ 2000(6) 6.139.30.03.1.2, 6.139.30.03.1.4, 6.140.30.23.3.4

Układ odniesienia wysokości – Kronstadt 86

Skala 1 : 500

Mapę sporzył/dzi? geodeta uprawniony Jan Zduńczyk dnia 22.11.2016r

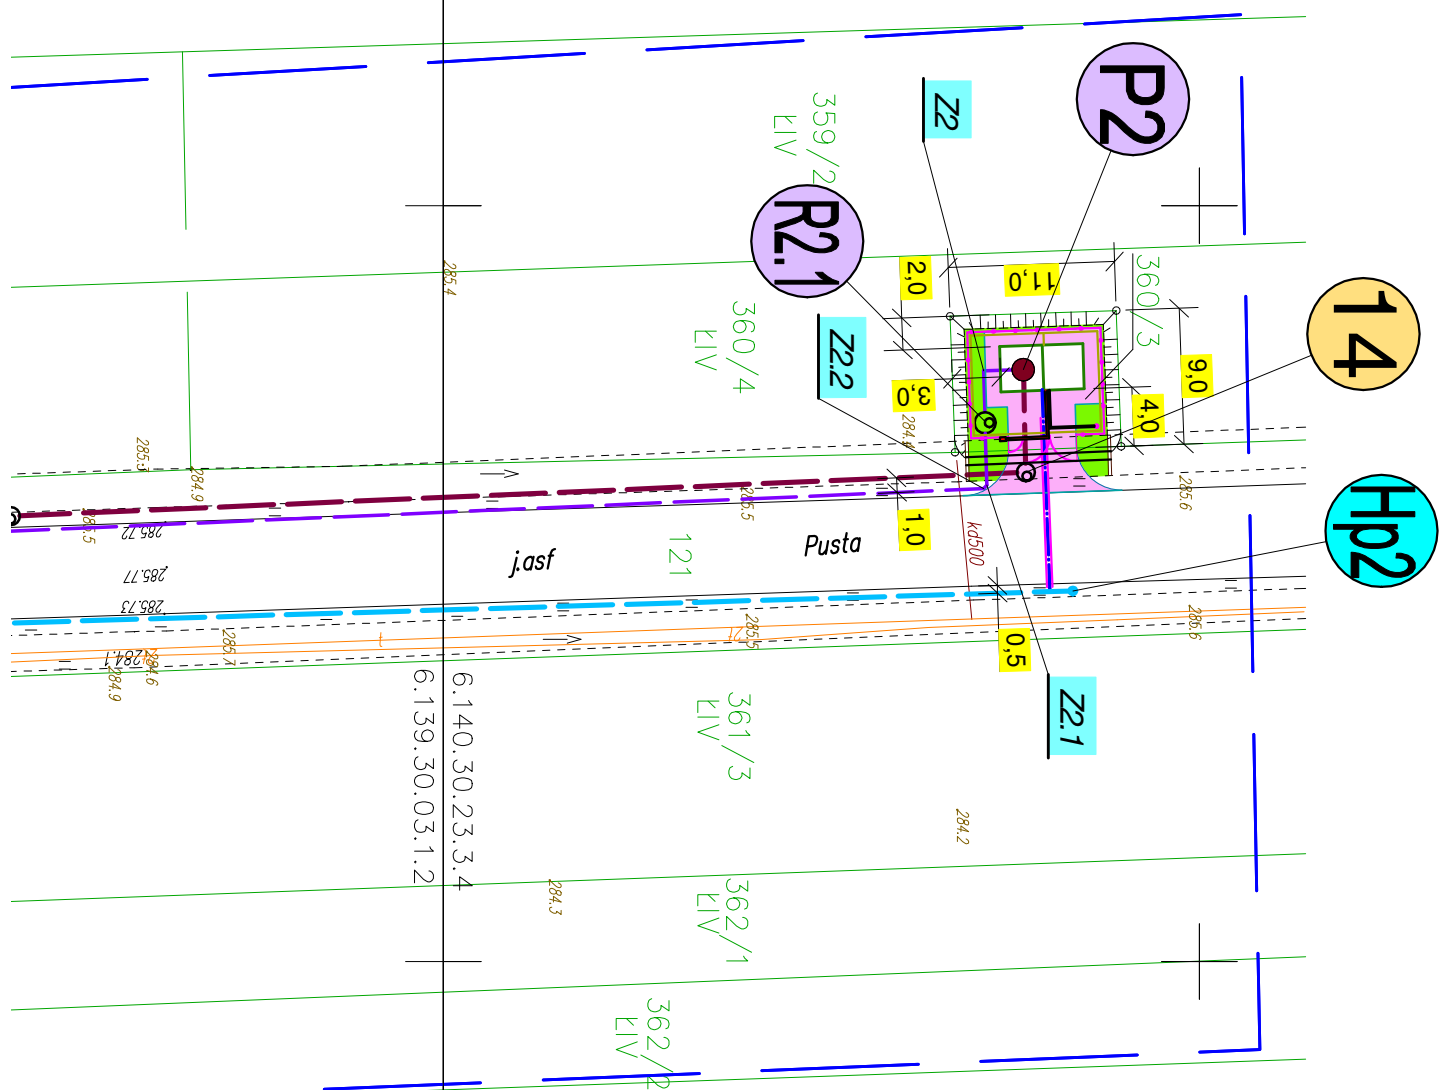

LEGENDA:

- proji. kanalizacja sanitarna grawitacyjna DN200mm
- proji. kanał tłoczny PE 100 SDR17 ϕ 90/5,4mm
- proji. wodociąg HDPE ϕ 180/16,4mm
- istn. granice działek
- proji. przyłącze wody DN40mm
- proji. zasilanie elektroenergetyczne
- proji. ogrodzenie przepompowni
- proji. przepompownia ścieków z nadbudową kontenerową
- proji. maszt antenowy
- teren wykostkowany
- teren zielony

PODKŁAD MAPY SYTUACYJNO-WYSOKOŚCIOWEJ, NA KTÓRYM WYKONANO NINIEJSZY PROJEKT, JEST ZGODNY Z MAPĄ DO CELÓW PROJEKTOWYCH, ZAREJESTROWANĄ W GODZIK W CZĘSTOCHOWIE, POD NUMEREM GK.6641.4072.2016, Z DNIA 22.11.2016.

| | |
|---|--|
| Przedsiębiorstwo Wielobranżowe "SONDA" | |
| ul. Nadrzeczna 57/59 lok. nr 12, 42-200 Częstochowa tel./fax 034 365-14-54, tel.324-96-91, e-mail:pwsonda@poczta.onet.pl | |
| nazwa projektu: | PROJ. BUDOWLANY SIECI KANALIZACJI SANITARNEJ GRAWITACYJNEJ I TŁOCZNEJ WRAZ Z PRZYŁĄCZAMI ORAZ DWÓCH PRZEPOMPOWNI ŚCIEKÓW WRAZ Z INFRASTRUKTURĄ TOWARZYSZĄCĄ (WODOCIĄG, PRZYŁĄCZA WODY, DRÓGI DOJAZDOWE, ZASILANIE ELEKTROENERGETYCZNE, OGRÓDZENIA) W MIEJSCOWOŚCI NIERADA W UL. TARGOWA, PUSTA. GM. POCZESNA. |
| nazwa rysunku: | PRZEPOMPOWNI P2 - PROJEKT ZAGOSPODAROWANIA TERENU |
| projektował: | mgr inż. Barbara NOSOL Upr. w specjalności instalacyjno-inżynieryjnej UAN-VIII-7342/14/93 |
| Skala: | 1:500 |
| sprawił: | mgr inż. Przemysław GAWRON Upr. w specjalności instalacyjno-inżynieryjnej SLV6063/RVBS/15 |
| nr rys.: | 2 |
| opracował: | mgr inż. Krystian Wiszard |
| Data opracowania | 2017r. |