
 






 













LEGENDA


UZBROJENIE ISTNIEJĄCE

-  wodociąg
 -  kanalizacja sanitarne grawitacyjna, tłoczna oraz przyłącza
 -  kabel energetyczny
 -  kabel telekomunikacyjny
 -  gazociąg
- UZBROJENIE PROJEKTOWANE**
-  projektowane przyłącze wodociągowe
 -  projektowane przyłącze kanalizacji sanitarnej grawitacyjnej
 -  projektowana nawierka wodociągowa
 -  projektowane studnie przyłączeniowe
 -  istniejąca studnia kanalizacyjna
 -  projektowane rury ochronne dwudzielne na kablu telekomunikacyjnym
 -  projektowane rury ochronne stalowe na projektowanej kanalizacji

Legenda

-  linia rozgraniczająca przeznaczenie gruntów w MPZP
-  nieprzekraczalna linia zabudowy
-  TERENY DRÓG PUBLICZNYCH KLASY LOKALNEJ
-  TERENY DRÓG PUBLICZNEJ KLASY GŁÓWNEJ
-  TERENY ZABUDOWY ZAGRODOWEJ
-  TEREN ZABUDOWY USŁUGOWEJ - USŁUGI OCHRONY ZDROWIA
-  TEREN ZABUDOWY USŁUGOWEJ - USŁUGI OŚWIATY
-  TERENY ZABUDOWY MIESZKANIOWEJ JEDNORODZINNEJ Z USŁUGAMI

Podkład mapowy jest zgodny z
oryginałem mapy do celów projektowych.

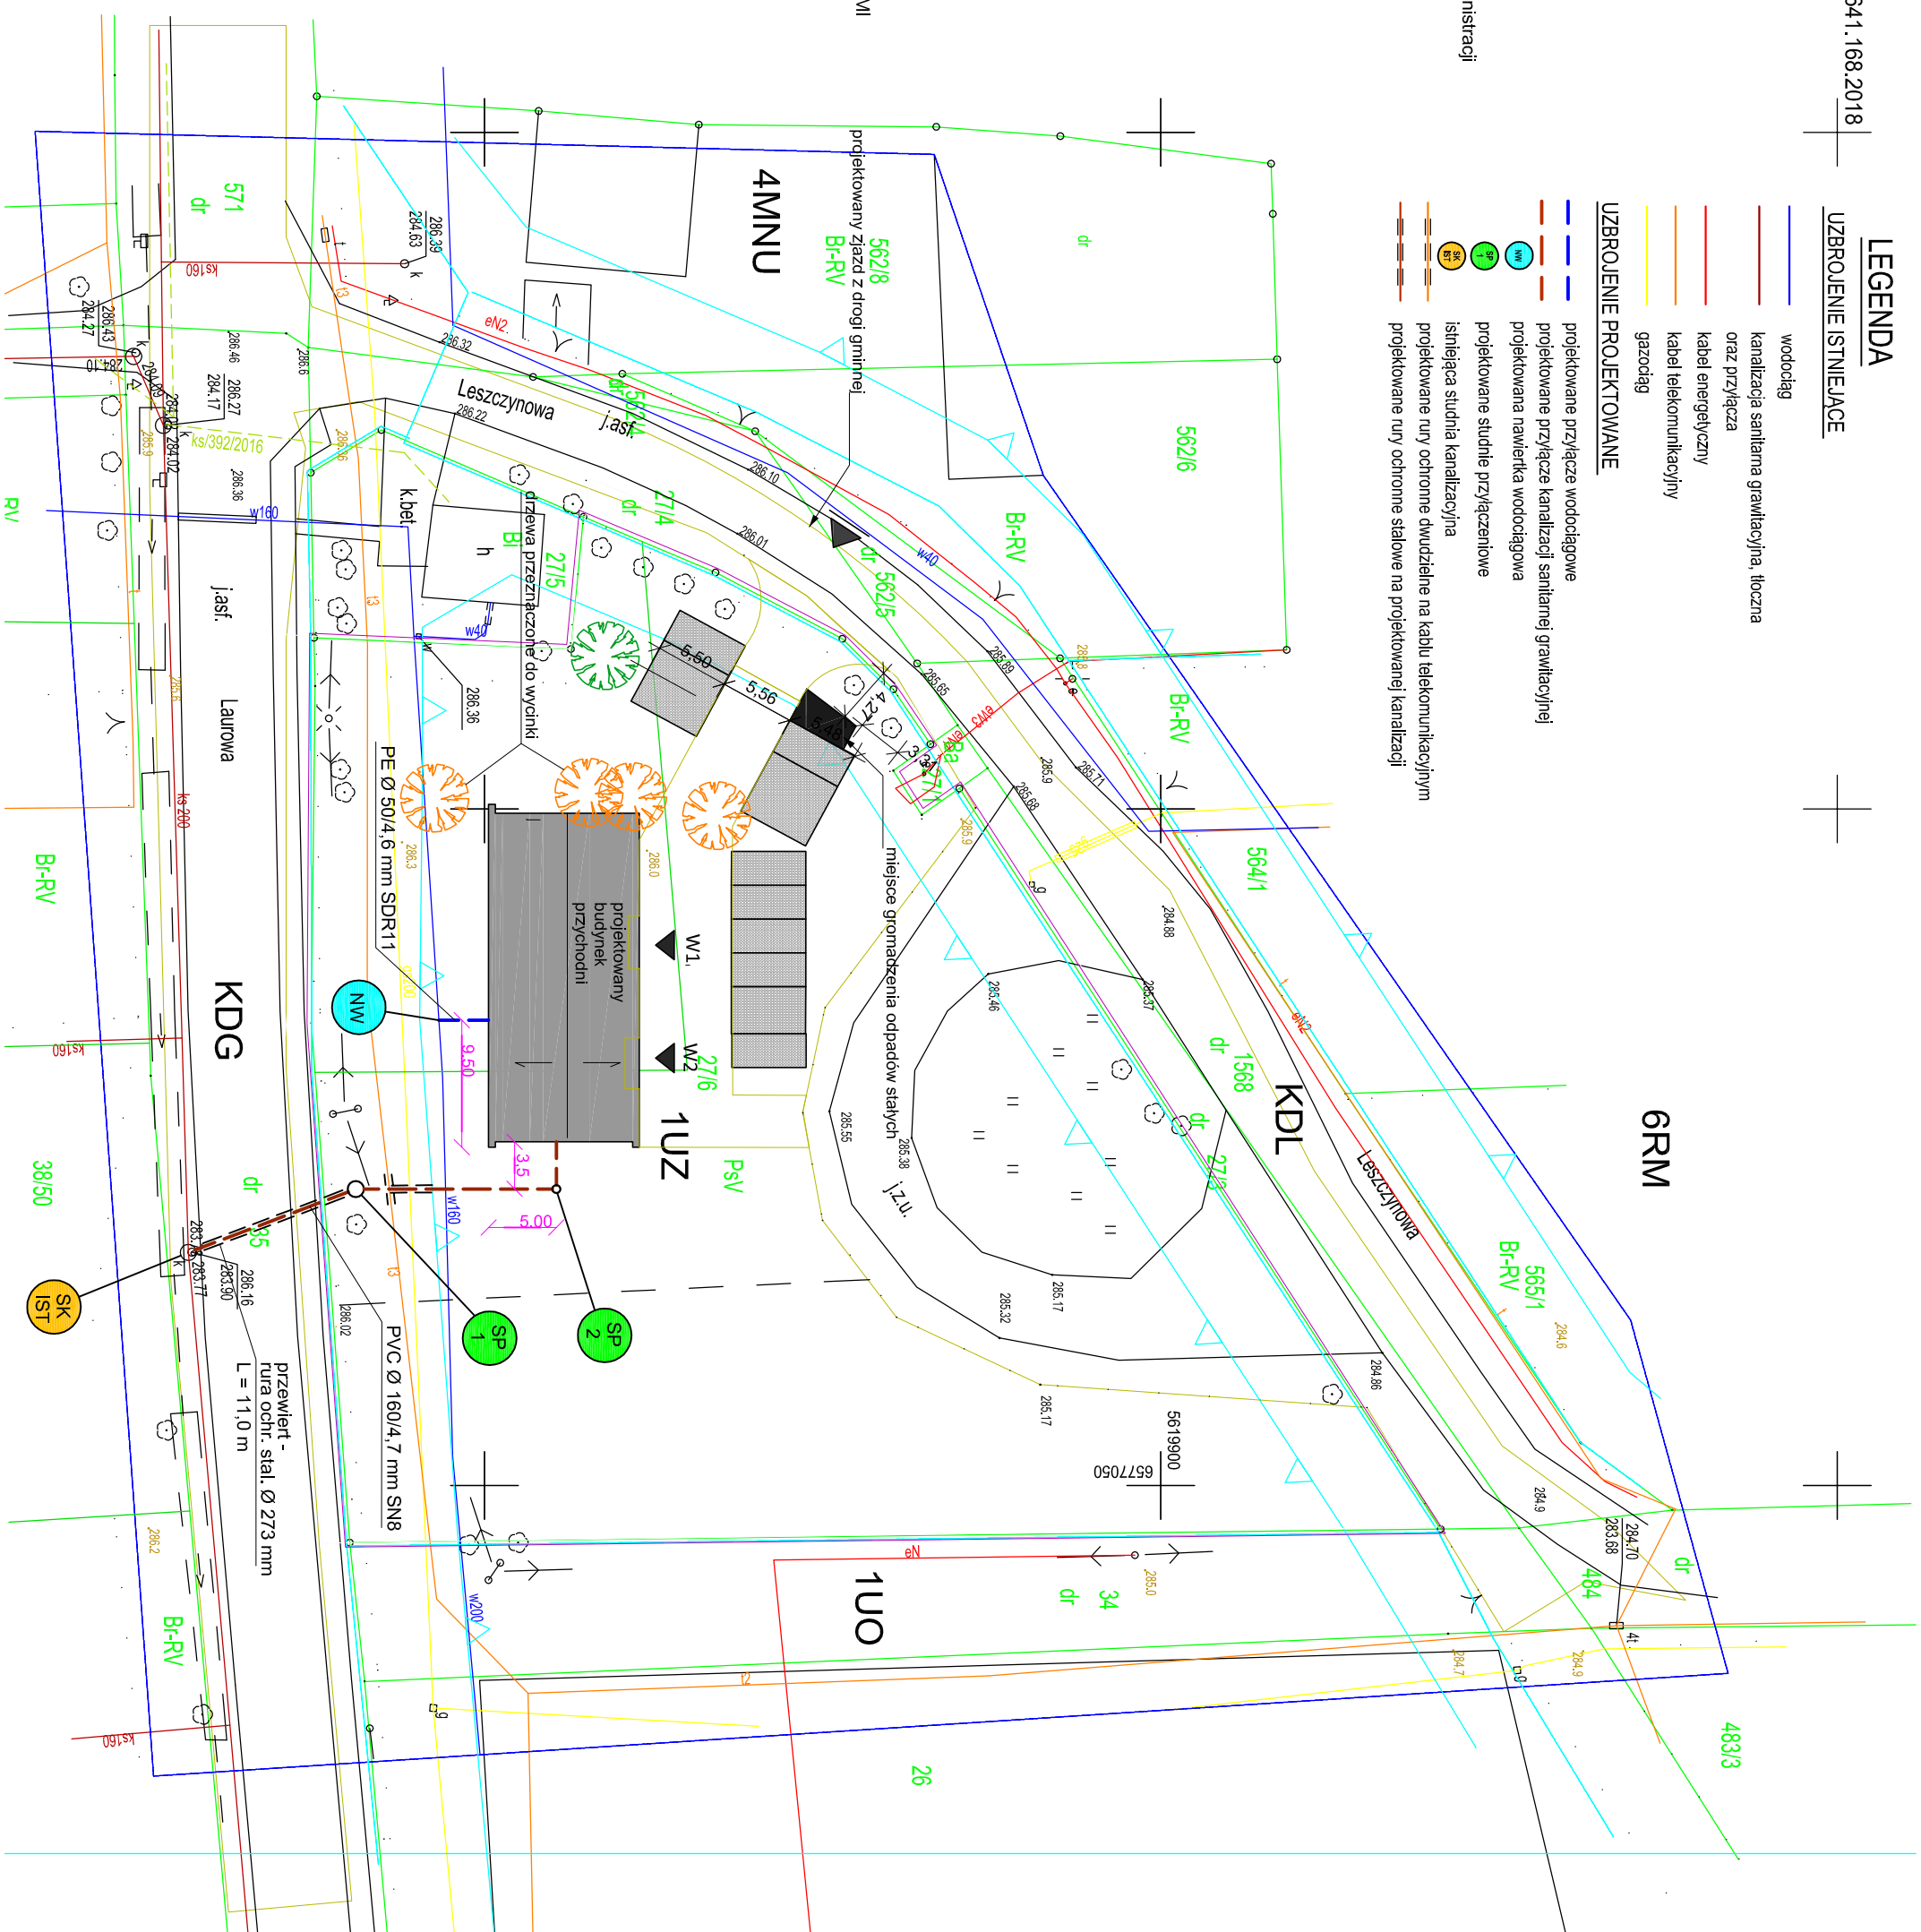

KREŚLARNIJA

PRACOWNIA PROJEKTOWA

MARTA KACZOR - ZIEBA

ul. Kamienna 24, 47-400 Radbórz

kreslamie@interia.pl, tel. 501 322 664

Inwestor: Gmina Poczesna

ul. Wolność 2, 42-262 Poczesna

Faza: **PROJEKT BUDOWLANY**

Branża: SANITARNIA

Temat: **Budowa Ośrodka Zdrowia w Mieradzie z****śledzibą w Michałowie**Adres: **Budowa przyłącza wody i kanalizacji sanitarnej**

ul. Leszczyńska, 42-262 Michałów

Inwestor: gmina Poczesna,

działka nr 27/6; obręb Michałów-0008;

Jednostka ewidencyjna Poczesna - 240413_2

Projektant: mgr. inż. Seweryn Urbaniński maj 2018

specjalność: Instalacyjna

SIK/3876/POOS/11

Skala: 1:500

Nr rysunku: S2

Zagospodarowanie terenu