

MAPA DO CELÓW PROJEKTOWYCH  
 woj. śląskie; powiat częstochowski  
 Jednostka ewidencyjna Poczesna-240413\_2  
 Obręb Kolonia Brzeziny-0005  
 działka :228/3, 343/11, 227/14

Mapa zasadnicza Układ 2000(6): 6.140.30.09.2.1.6.140.30.09.2.2  
 Układ odniesienia wysokości - Kronstadt 86  
 Skala 1 : 500

Mapę sporządził geodeta uprawniony Mariusz Wodzinski

ul. Rzezcza Nijeszca s.v.u.y do projektu energetycznej linii oświetleniowej


## LEGENDA:

- proj. kanalizacja sanitarna  $\varnothing$  200/5, 9mm z litego PVC
- proj. przyłącze kan-san.  $\varnothing$  160/4, 7mm z litego PVC
- ism. wodociąg
- ism. kabel telekomunikacyjny
- ism. kabel energetyczny
- ism. granice działek


proj. rury ochronne średnicy:

- dla kabli eNVN. rura dwudzielną HDPE  $\varnothing$  100mm L=2,0m
- dla kabli eNVN. rura dwudzielną HDPE  $\varnothing$  100mm L=2,0m
- na proj. kanalizacji rury szczelne PCV DN250mm L=3,0m

Oświadczam, że kopia mapy, na której opracowano niniejszy projekt, jest zgodna z oryginałem mapy do celów projektowych o identyfikatorze ewidencyjnym: **P.2464.2018**..... wpisanym do zasobu w dniu.....

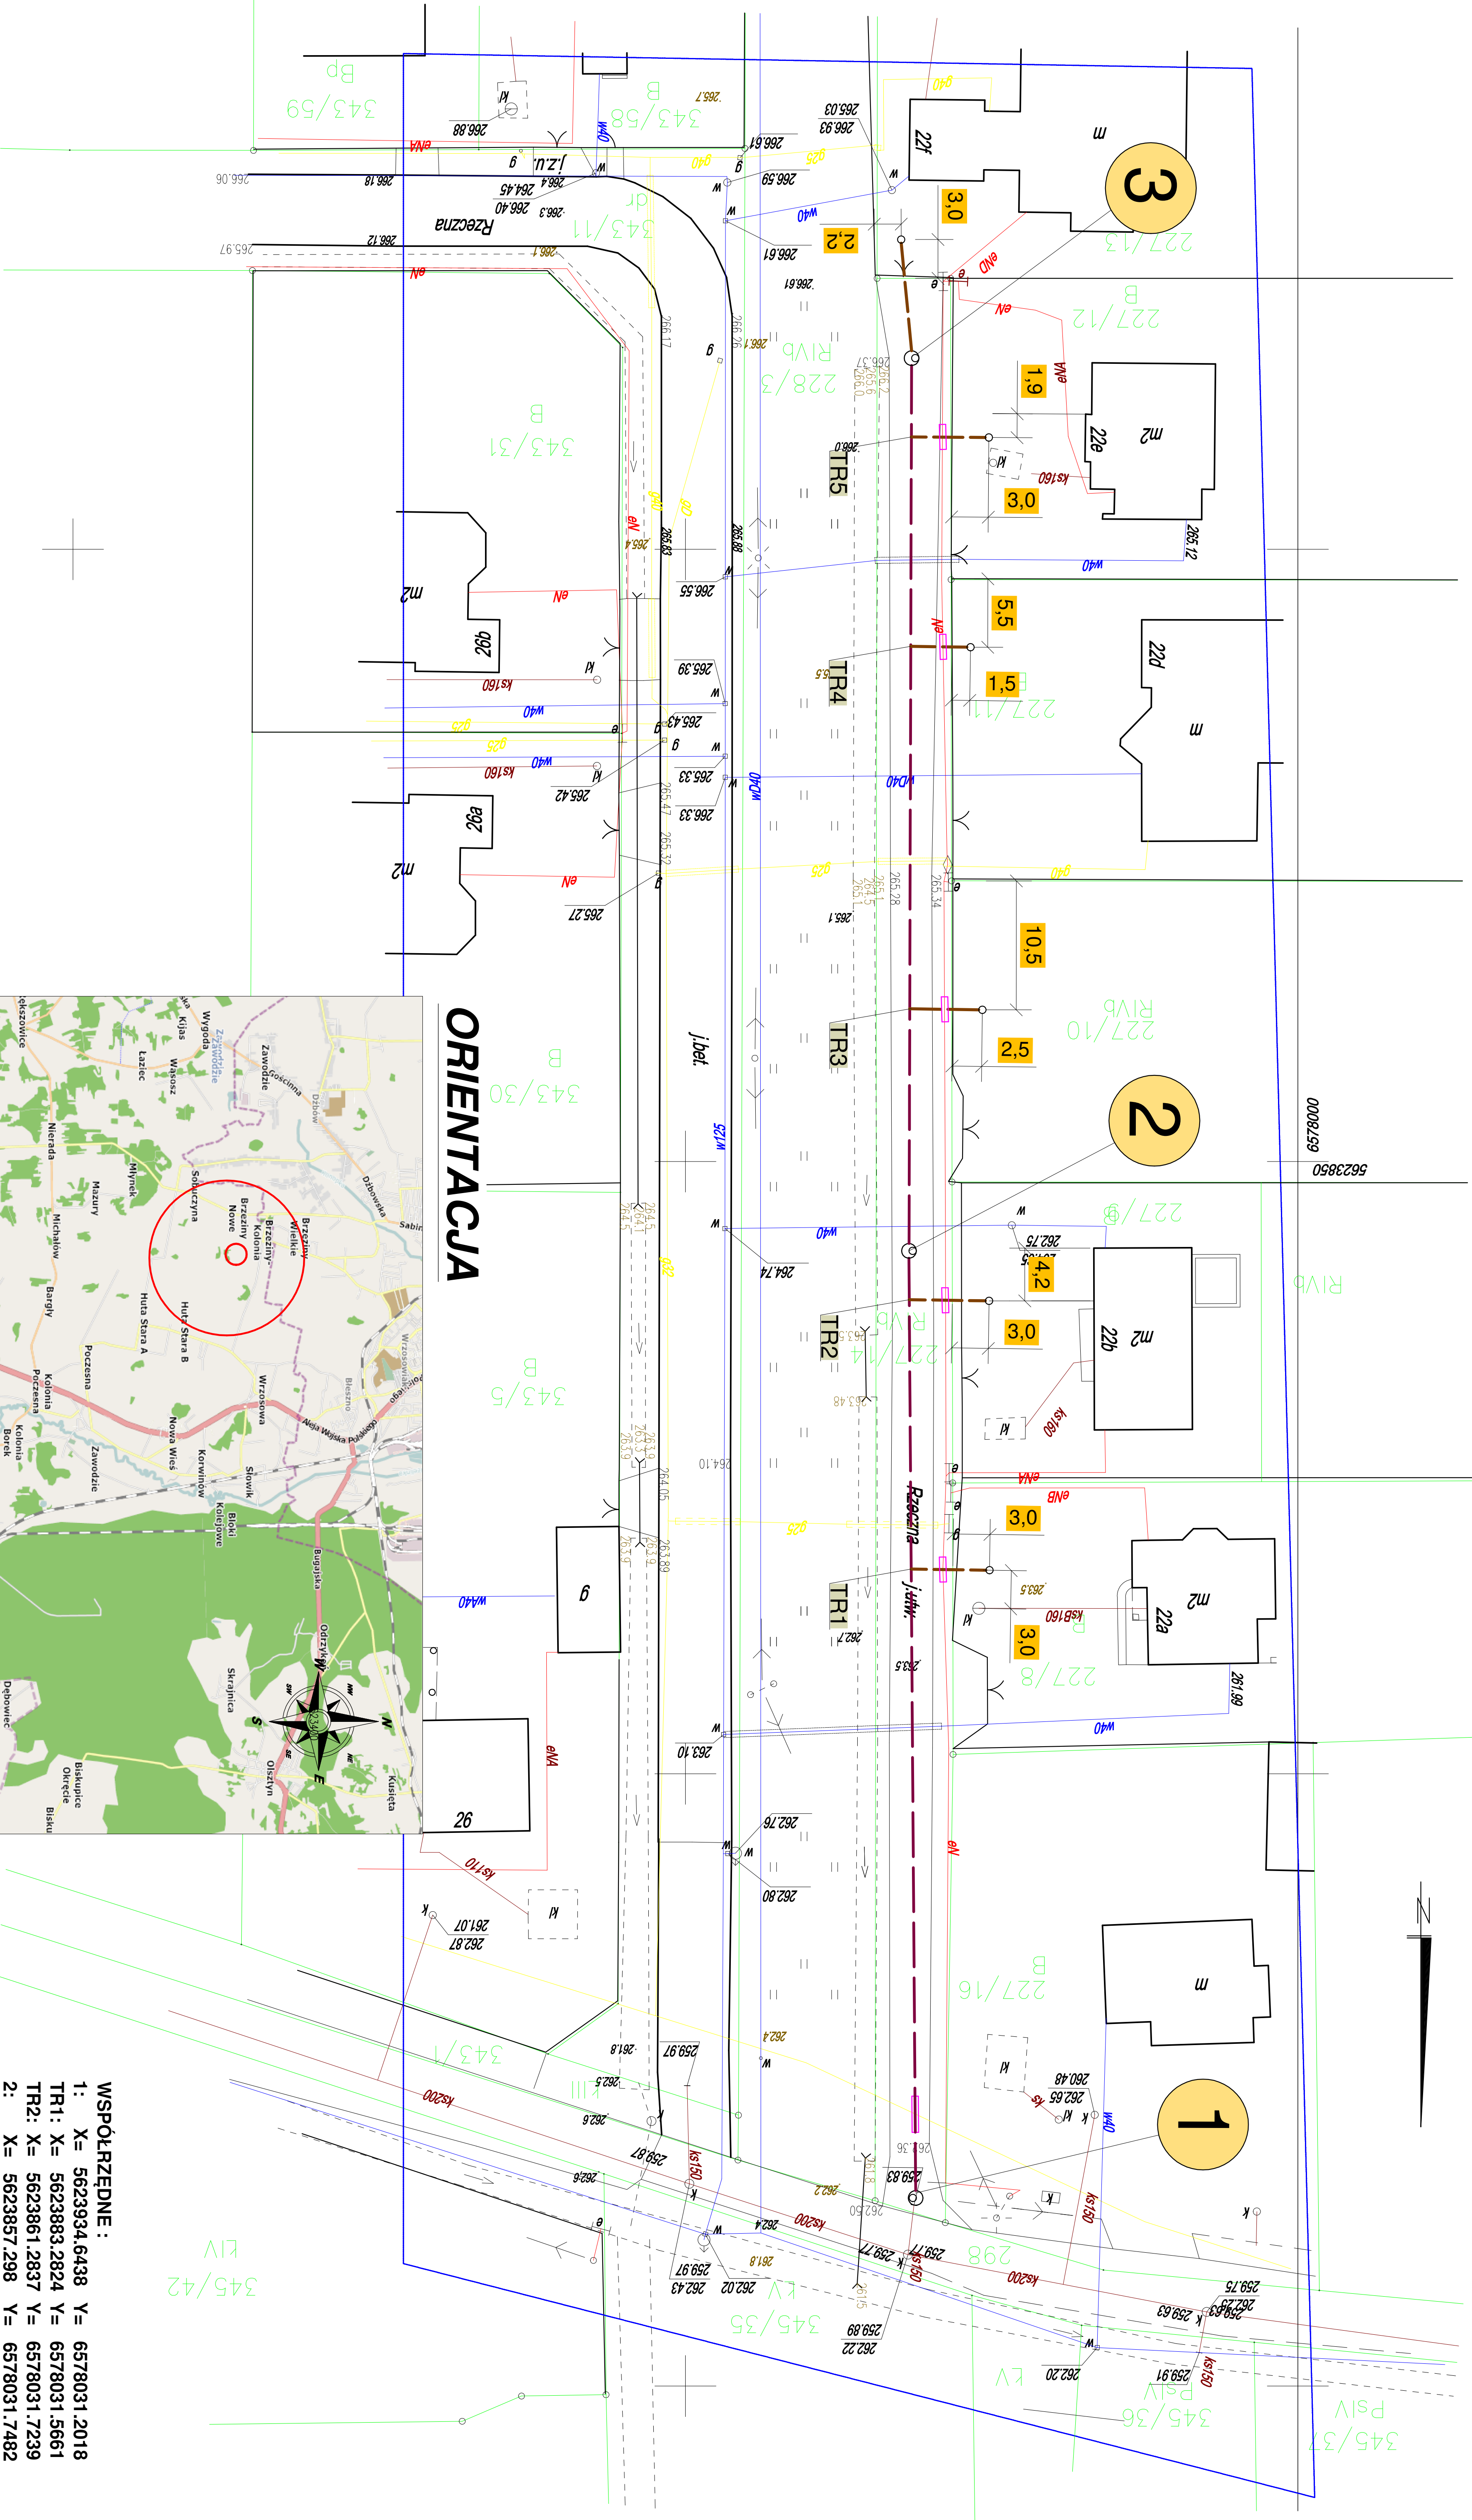

## ORIENTACJA

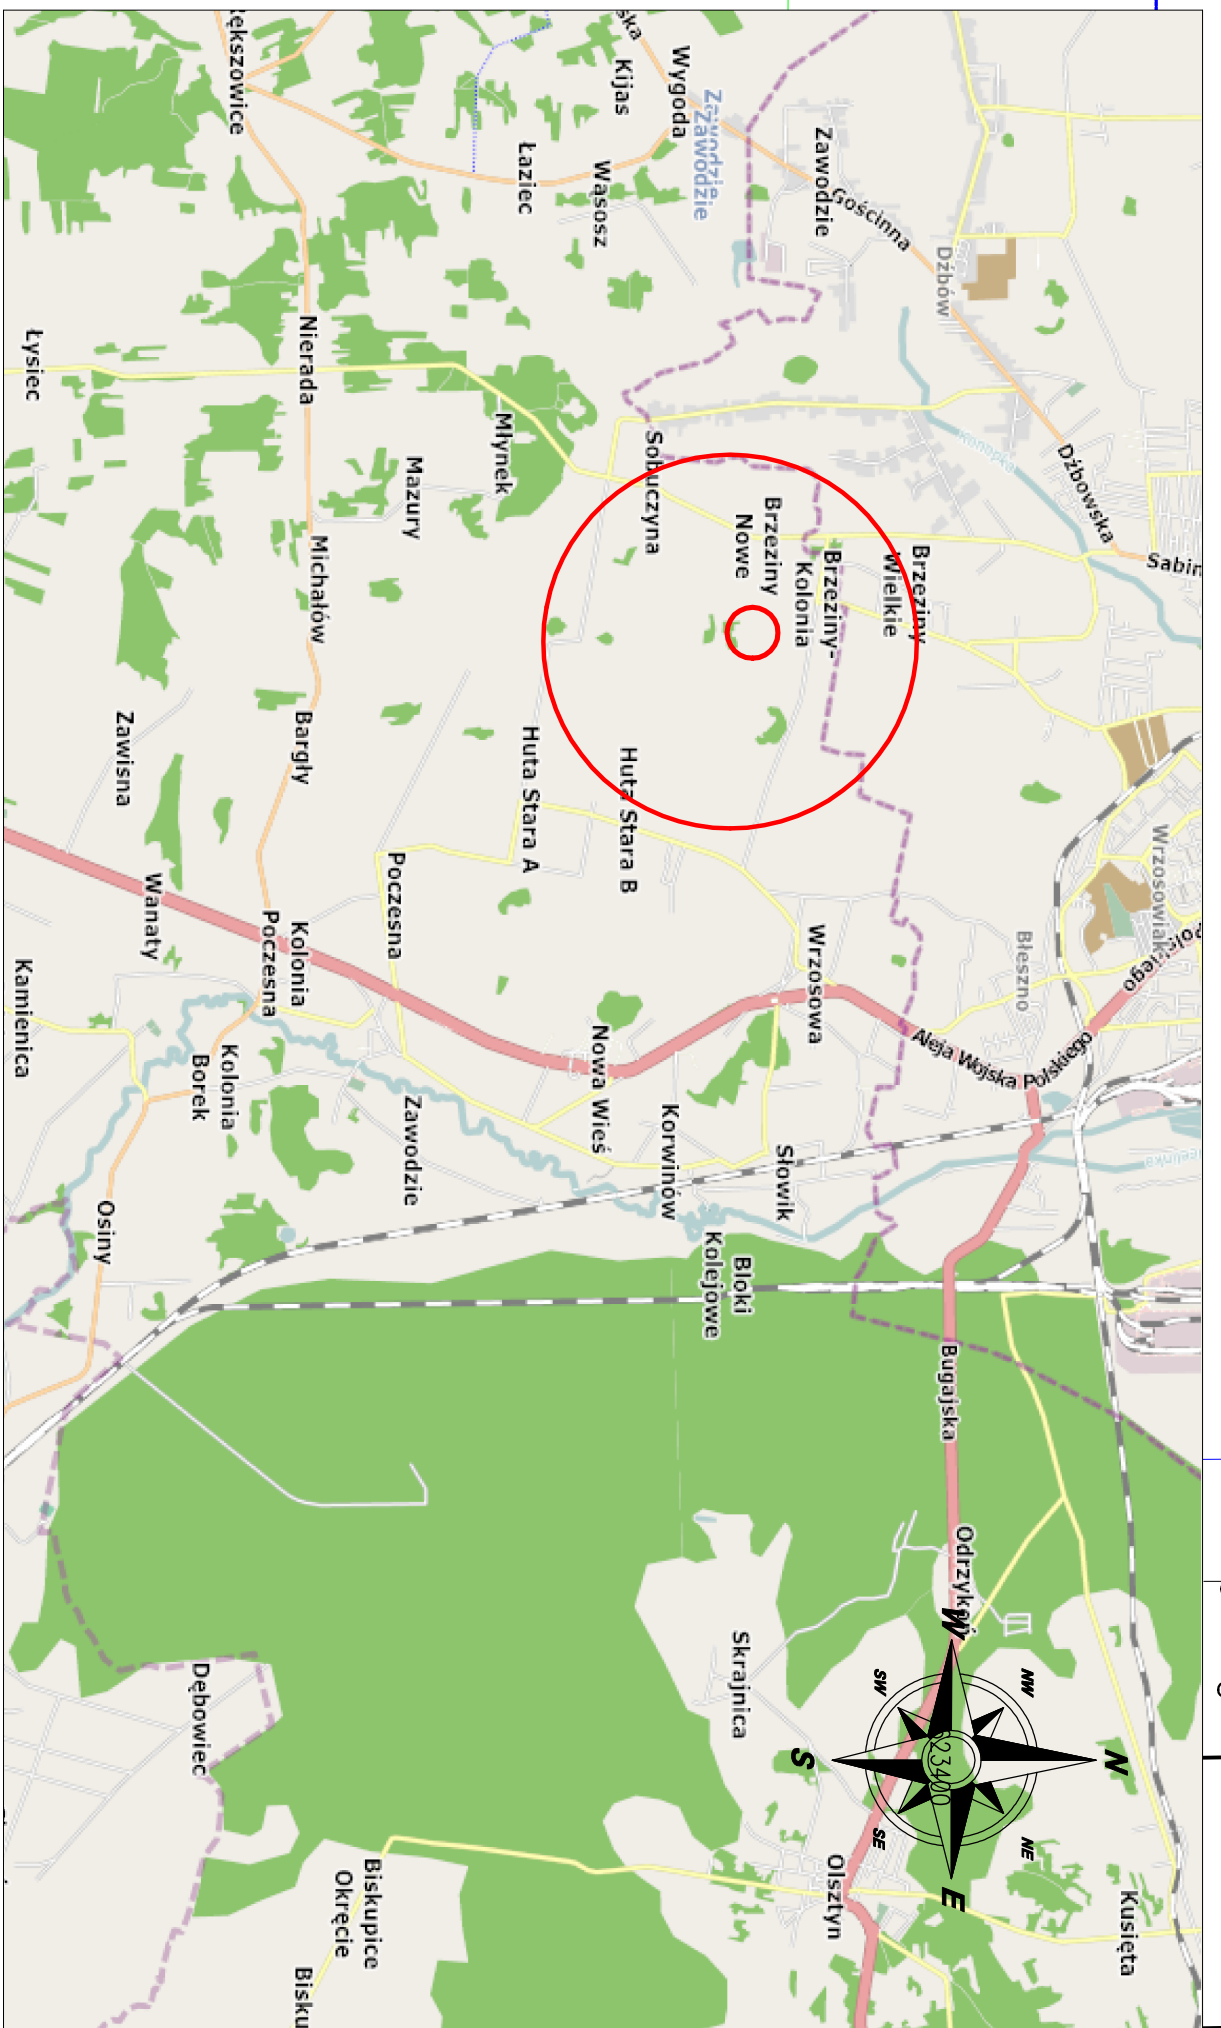

- WSPÓŁRZĘDNE:**
- 1: X= 5623934.6438 Y= 6578031.2018
  - TR1: X= 5623883.2824 Y= 6578031.5661
  - TR2: X= 5623861.2837 Y= 6578031.7239
  - 2: X= 5623857.298 Y= 6578031.7482
  - TR3: X= 5623837.527 Y= 6578031.6849
  - TR4: X= 5623807.9289 Y= 6578031.601
  - TR5: X= 5623790.8267 Y= 6578031.5526
  - 3: X= 5623784.3924 Y= 6578031.5325

Przedsiębiorstwo Wielobranżowe <b>"SONDA"</b> ul. Nadrzeczna 57/59 lok. nr 12, 42-200 Częstochowa tel./fax 034 365-14-54, tel.324-96-91, e-mail:pwsonda@poczta.onet.pl		
nazwa projektu:	<b>PROJEKT BUDOWLANY SIECI KANALIZACYJNEJ                  WRAZ Z PRZYŁĄCZAMI W MIEJSCOWOŚCI KOLONIA BRZEZINY                  W DRODZE BOCZNEJ OD UL. RZECZNEJ.</b>	
projektował:	<b>PROJEKT ZAGOSPODAROWANIA TERENU                  MAPA SYT.-WVS</b>	
rysownik:	mgr inż. Barbara NOSOL	
projektował:	mgr inż. Przemysław Gawron	
Nr upr. w specjalności instal.-inż. UAN-VIII-7342/141/93	nr rys. <b>1</b>	
sprawił:	mgr inż. Krystian Wiszard	
opracował:	mgr inż. Krystian Wiszard	
	Data opracowania 2018r.	