


MAPA DO CELÓW PROJEKTOWYCH
SKALA 1:500

ORIENTACJA

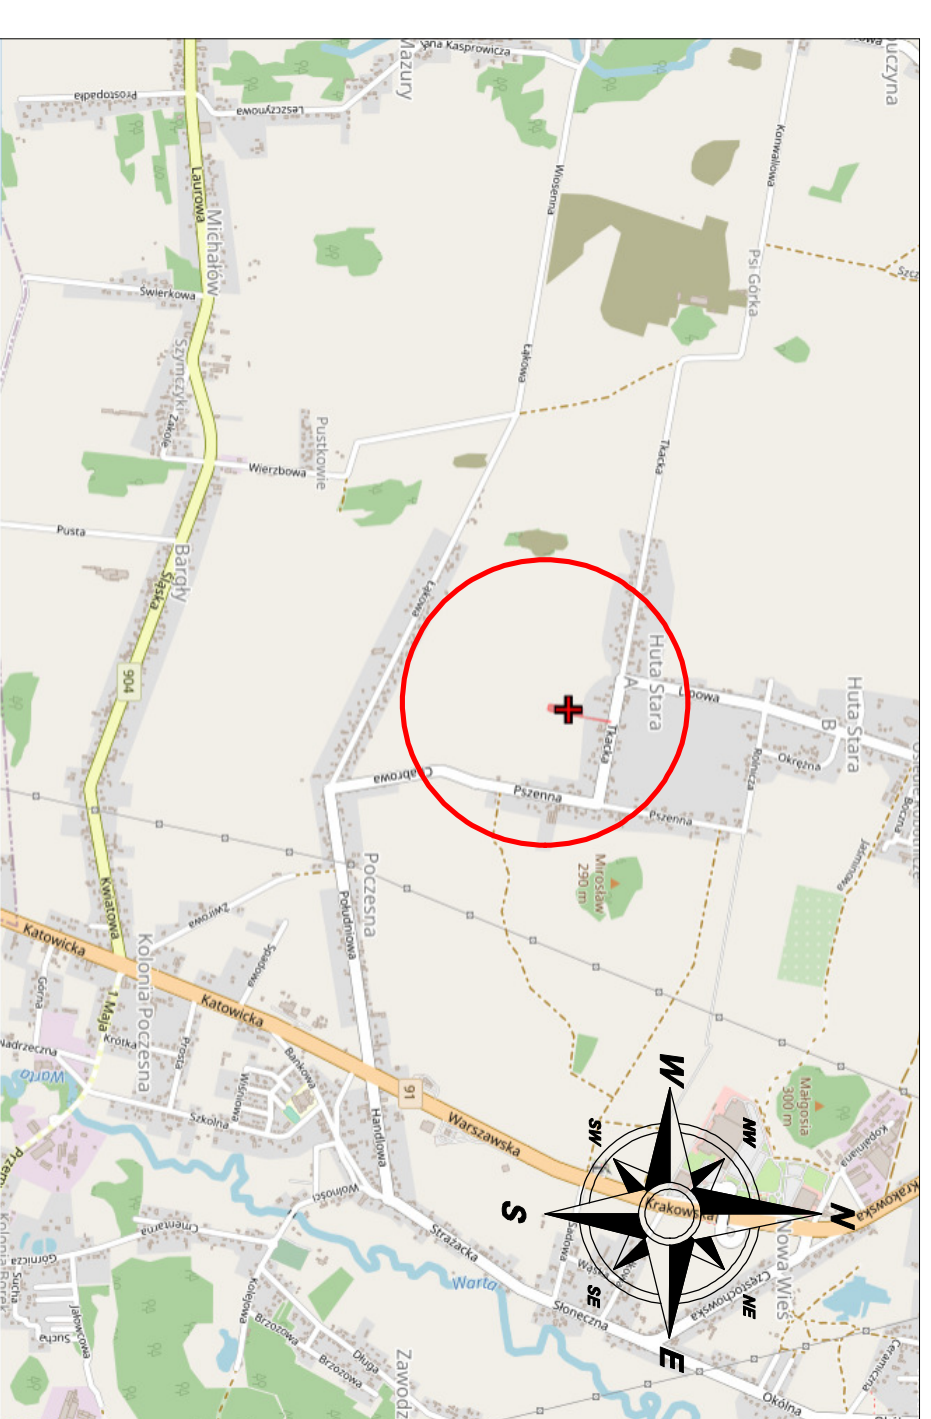

Woj. śląskie
Powiat częstochowski
Jednostka ewidencyjna 2404/13_2 Pozesna
Obręb 0003 Hula Stara A
Działka 403/1
ul. Tkacka OSP
Układ współrzędnych płaskich prostokątnych: PL-2000/18
Geodezyjny układ wysokościowy: PL-KROWN08-NH
Mapa zasadnicza 6.140.30.20.2.4
Skala 1:500
GK.6642.3.3778.2021
Mapa wykonana dnia 10.08.2021
Wykonawca: GEODOS s.c. "Usługi Geodezyjne
Mapę wykonał geodeta uprawniony:


Legenda:

- MN - tereny zabudowy mieszkaniowej jednorodzinnej
- U - tereny zabudowy usługowej
- RM - tereny zabudowy zagrodowej
- R - tereny rolnicze
- KDZ - tereny dróg publicznych klasy zabudowy
- KDD - tereny dróg publicznych klasy objazdowej
- linia rozgraniczająca różne sposoby przeznaczenia terenu
- niezakazczalna linia zabudowy

Poswiadczam, że niniejszy dokument został opracowany w wyniku prac geodezyjnych i kartograficznych, których rezultaty zawiera operat techniczny pozytywnie zweryfikowany. Jednocześnie informuję, że jestem świadomy odpowiedzialności karnej za złożenie fałszywego oświadczenia.

- Identyfikator zgłoszenia prac geodezyjnych: GK.6642.3.3778.2021
- Organ służby geodezyjnej, który otrzymał zgłoszenie: Starosta Częstochowski
- Wykonawca prac geodezyjnych: GEODOS s.c. Usługi Geodezyjne
- Zwirki i Wigury 6/14, 42-200 Częstochowa
- Nr oraz data sporządzenia dokumentu zawierającego wynik pozytywnej weryfikacji Protokół Weryfikacji Nr GK.6642.3.3778.2021_2 z dnia 27.08.2021 r.
- Imię i nazwisko oraz nr uprawnień kierownika prac: Mariusz Wodziński
- Nr uprawnień 11087

Niniejsza mapa dla działki o nr. 53/32 spełnia wymogi Rozporządzenia Ministra Rozwoju w zakresie par. 37 pkt 1 i 2 DZ.U.2020.poz.1429 z 2020r.
Szczegółowy gruntowny nie badano
W zakresie opracowania wniesiono usłubienia zawarte w WZ, decyzja nr 694 z dn. 25.08.2019 r.

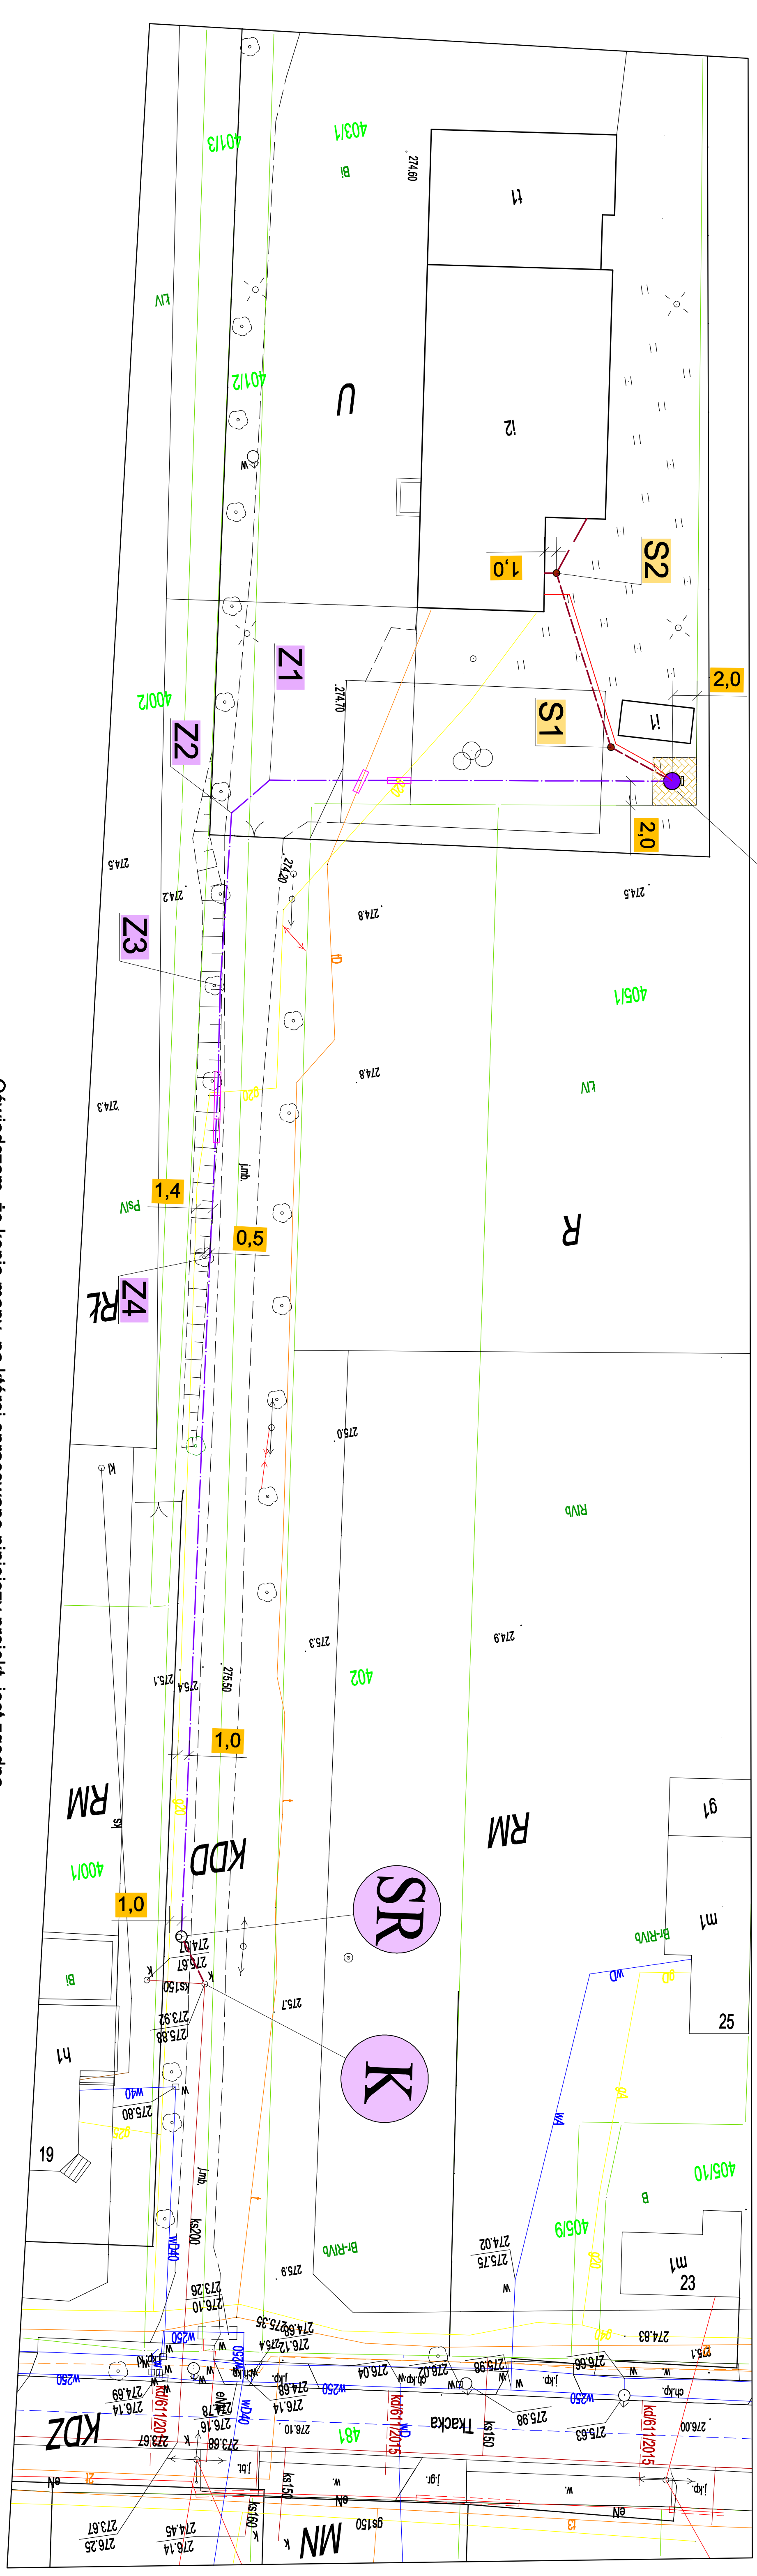

Oświadczam, że kopia mapy, na której opracowano niniejszy projekt, jest zgodna z oryginałem mapy do celów projektowych o protokole weryfikacji nr: GK.6642.3.3778.2021_2 z dnia 27.08.2021.

LEGENDA:

- proj. kanalizacja sanitarna grawitacyjna Ø160/4, 7mm z litego PVC
- proj. kanalizacja sanitarna tłoczna
- proj. przepompownia ścieków
- istn. przyłącza wodociągowe
- istn. wodociąg Ø100mm
- istn. ks. Ø 200mm
- istn. gazociąg
- proj. kabel zasilający przepompownię
- istn. kabel tel.
- istn. granice
- rury ochronne średnicy:
 - rura PE100 Ø125/7, 1mm
 - ks
 - dla kabli tel. AROT dwudzielna typ PS Ø 50mm.

"SONDA BIS" ul. Półndłowa 77, 42-256 Turów tel. 609-657-361, e-mail: sondabis@onet.pl	
nazwa projektu: nazwa rysunku: projektant:	PROJEKT BUDOWLANY PRZEŁĄCZA KSN-SAM DO BUDYNKU OSP ZLOKALIZOWANEGO W MIEJSCOWOŚCI HULA STARA A PRZY UL. TKACKIEJ DZIAŁKI 403/1 OBRĘB EWID. HULA STARA A GM. POCZESNA. PROJEKT ZAGOSPODAROWANIA TERENU MAPA SYT-AMVS mgr inż. Przemysław GAWRON Upr. w specjalności inżynierskiej SLK/60631P/WBS/15.
	Skala: 1:500 nr rys. 1 Data opracowania 2021r.