

MAPA DO CELÓW PROJEKTOWYCH

gm. Poczesna
Bargły, ul. Śląska 84
obręb Bargły k.m. 2, dz.nr. 355
mapa 521.222.012/014
skala 1 : 1000

GEODETA UPRAWNIENIY
Andrzej Szarypski
ŚWIADCENIE NR 16555

Biuro Geodezyjno-Kartograficzne
Mariusz Jaroszek
42-262 Poczesna, Bargły, ul. Śląska 92
tel. 327-44-15, 0 501 599 086
IDS 151543396 NIP 573-138-42-71

Wariantów PZUDP
uwzględniono
Data 10.04.2007
Podpis

Nie wyklucza się istnienia w terenie innych nie wykazanych na niniejszej mapie urządzeń podziemnych, które nie były zgłoszone do inwentaryzacji lub o których brak jest informacji w instytucjach branżowych.

STAROSTA CZĘSTOCHOWSKI
Powiatowy Ośrodek Dokumentacji
Geodezyjnej i Kartograficznej
W obszarze oznaczonym linią
dokonano aktualizacji treści mapy zasadniczej
z zasobu powiatowego w dniu 10.04.2007 r.
i zaktualizowano pod nr 102/60/2007
Niniejsza mapa może służyć do celów projektowych.
Projektowane obiekty budowlane wymagające
pozwolenia na budowę podlegają wytyczeniu
i inwentaryzacji powykonalowej przez jednostki
uprawnione do wykonywania prac geodezyjnych
2007-04-13z op. STAROSTY
Częstochowa, dn.

mgr inż. Grzegorz DUDZIO
główny inżynier
Wydział Geodezji i Kartografii
ul. Świdnicka 10, 42-200 Częstochowa


**STAROSTWO POWIATOWE
W CZĘSTOCHOWIE**
POWIATOWY OŚRODEK DOKUMENTACJI
GEODEZYJNEJ I KARTOGRAFICZNEJ
Reprodukcja w całości lub częściowo bez zezwolenia
niniejszego dokumentu wymaga zaopiniowania i słownej
mowa w art. 18 ustawy z dnia 17 sierpnia 1997 r.
Prawo geodezyjne i kartograficzne Dz. U. z 1997
poz. 153 z późniejszymi zmianami

2007-04-13p. STAROSTA
mgr inż. Grzegorz DUDZIO
główny inżynier
Wydział Geodezji i Kartografii
ul. Świdnicka 10, 42-200 Częstochowa


**FIRMA INŻYNIERSKA
42-450 ŁAZY, ul. Łaskowa 1.**
OBIEKT: Adaptacja pomieszczeń po byłej szkole na
Wojewskie Centrum Kultury
i Rekreacji w Bargłach-gmina Poczesna
TEMAT: Projekt budowlany - Instalacja wod-kan.
Inż. TADEUSZ CZOP
NAZWA RYS: uprawnienie
Sytuacja. SKALA 1:1000
i nadzór rob. bud. 520/77
OPRACOWAŁ: Inż. Tadeusz Czop
(upr.nr. 57077) ŁAZ, ul. Łaskowa 1
tel. 603 555 160
OPRACOWAŁ: mgr inż. Mariusz Smorąg
PROJEKTANT: mgr inż. Marek Maszek
(upr. 5482)
DATA: listopad 2007r
NR RYS. 1.



STAROSTWO POWIATOWE
W CZĘSTOCHOWIE

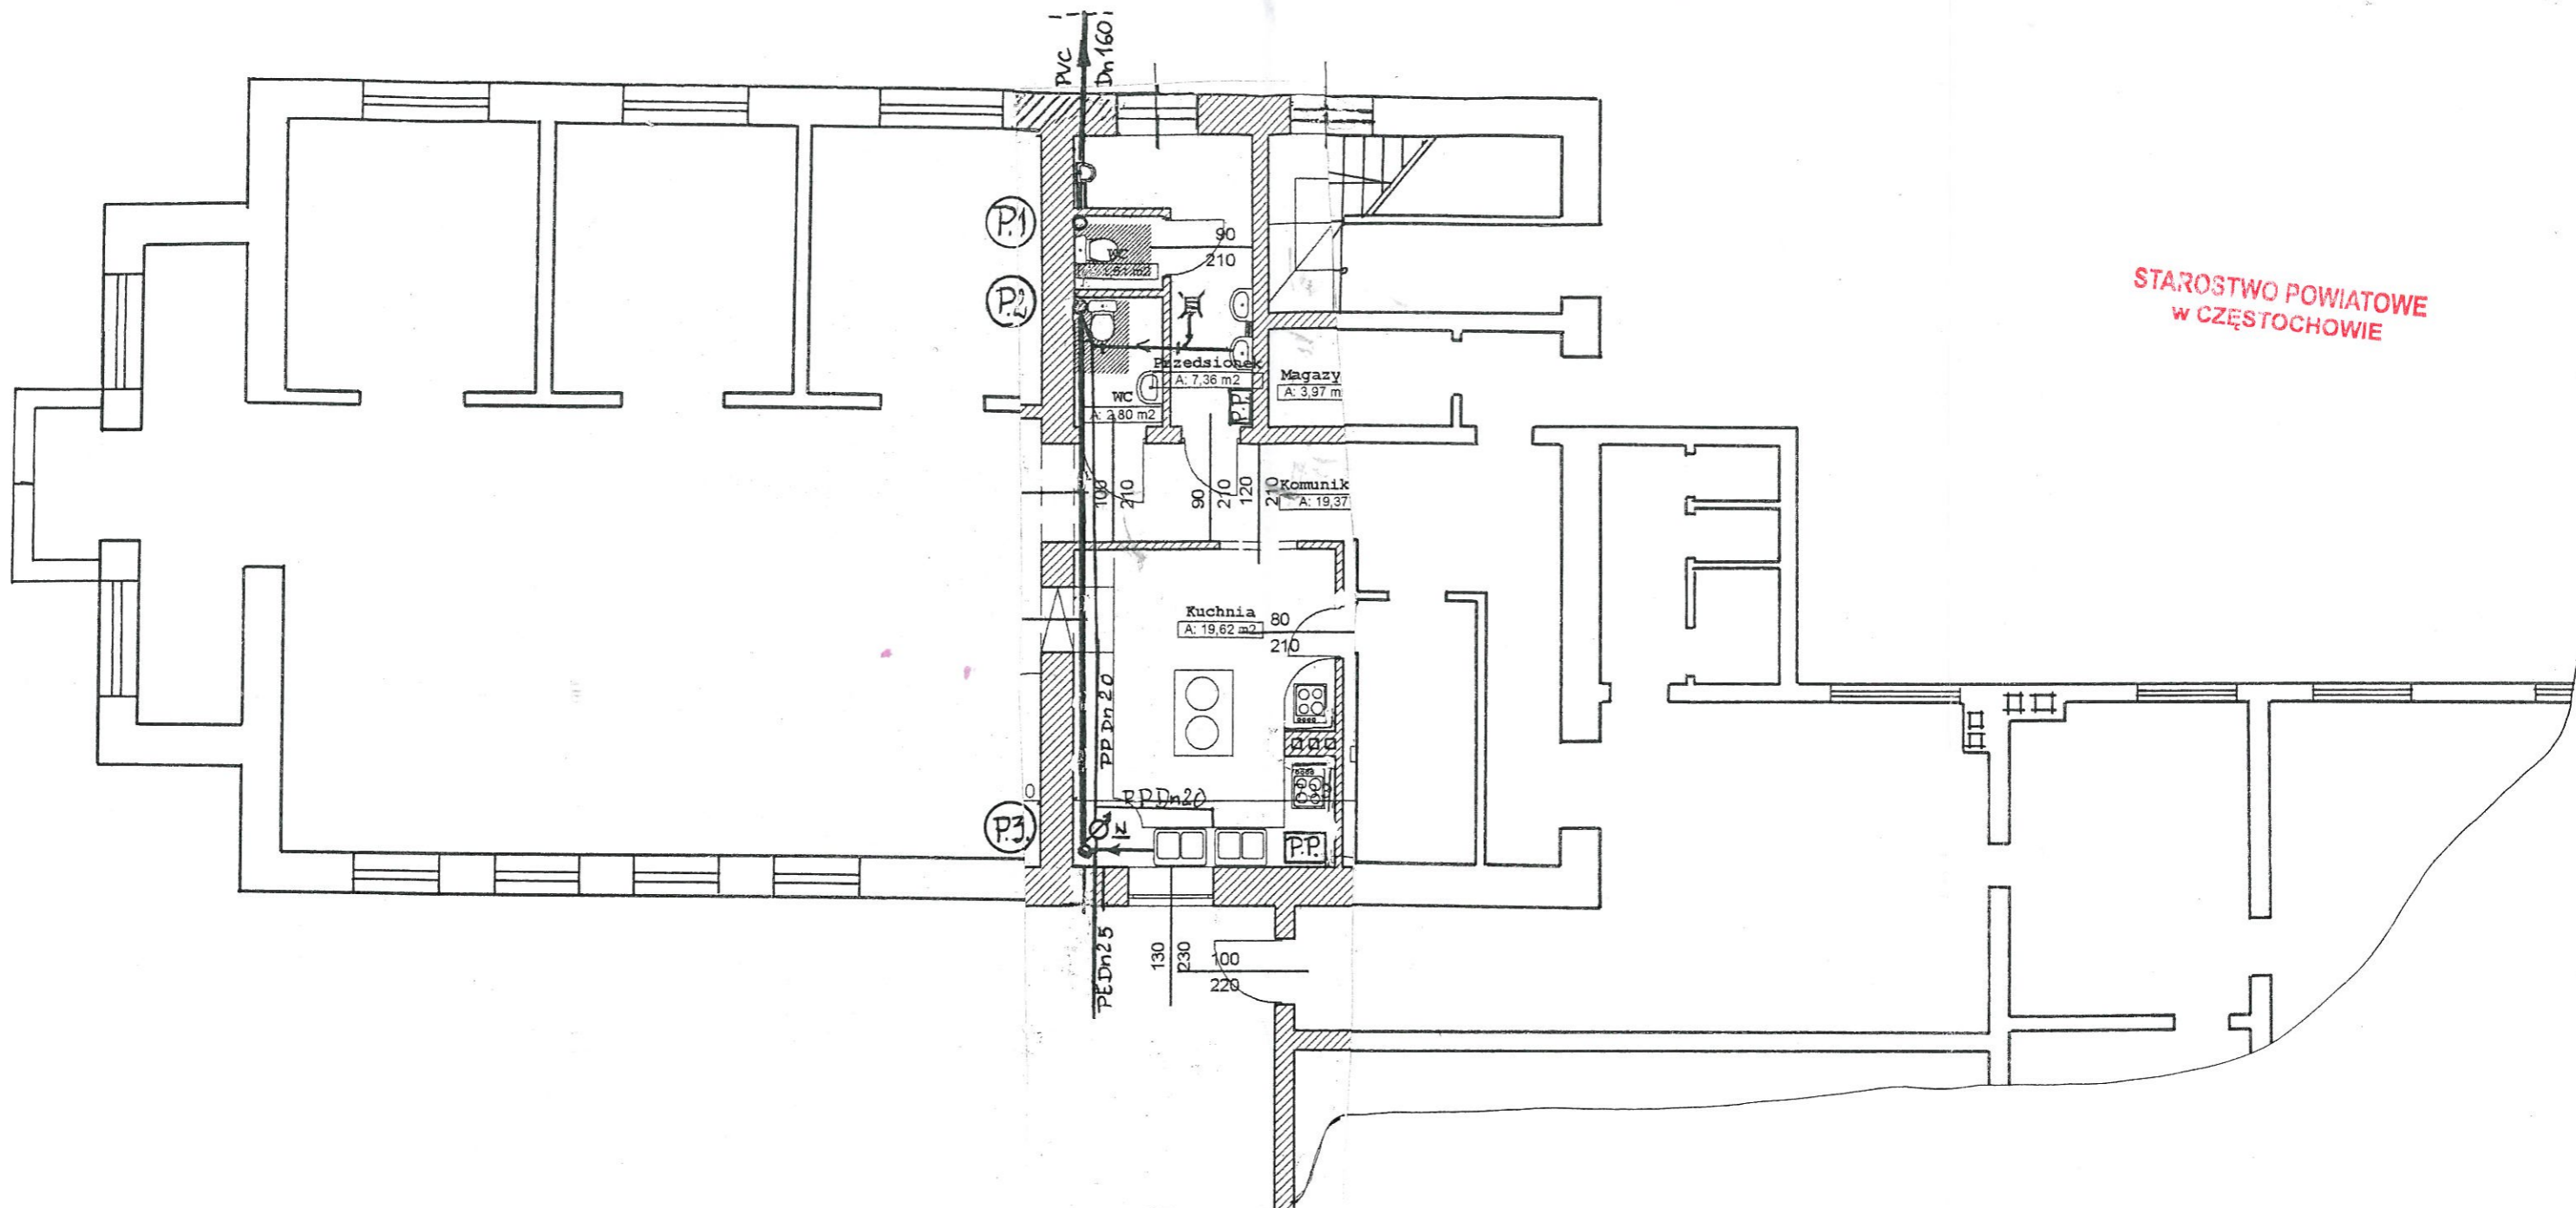

FIRMA INŻYNIERSKA 42-450 ŁAZY, ul. Laskowa 1.	
OBIEKT: Adaptacja pomieszczeń po byłej szkole na Wiejskie Centrum Kultury i Rekreacji w Bargłach-gmina Poczosna	
TEMAT: Projekt budowlany - Instalacja wod-kan	
NAZWA RYS: Rzut parteru.	inż. TADEUSZ CZOP uprawniony do projektowania i nadzoru rob. bud. nr 370/77 SKALA: 1:100
OPRACOWAŁ: inż. Tadeusz Czop (upr. nr. 570/77)	ŁAZY, ul. Laskowa 1 tel 0 603 696 200
OPRACOWAŁ: mgr inż. Mariusz Smorenda	
PROJEKTANT: mgr inż. Marek Meszek (upr. 54/82)	
DATA: listopad 2007r	NR. RYS. 2.

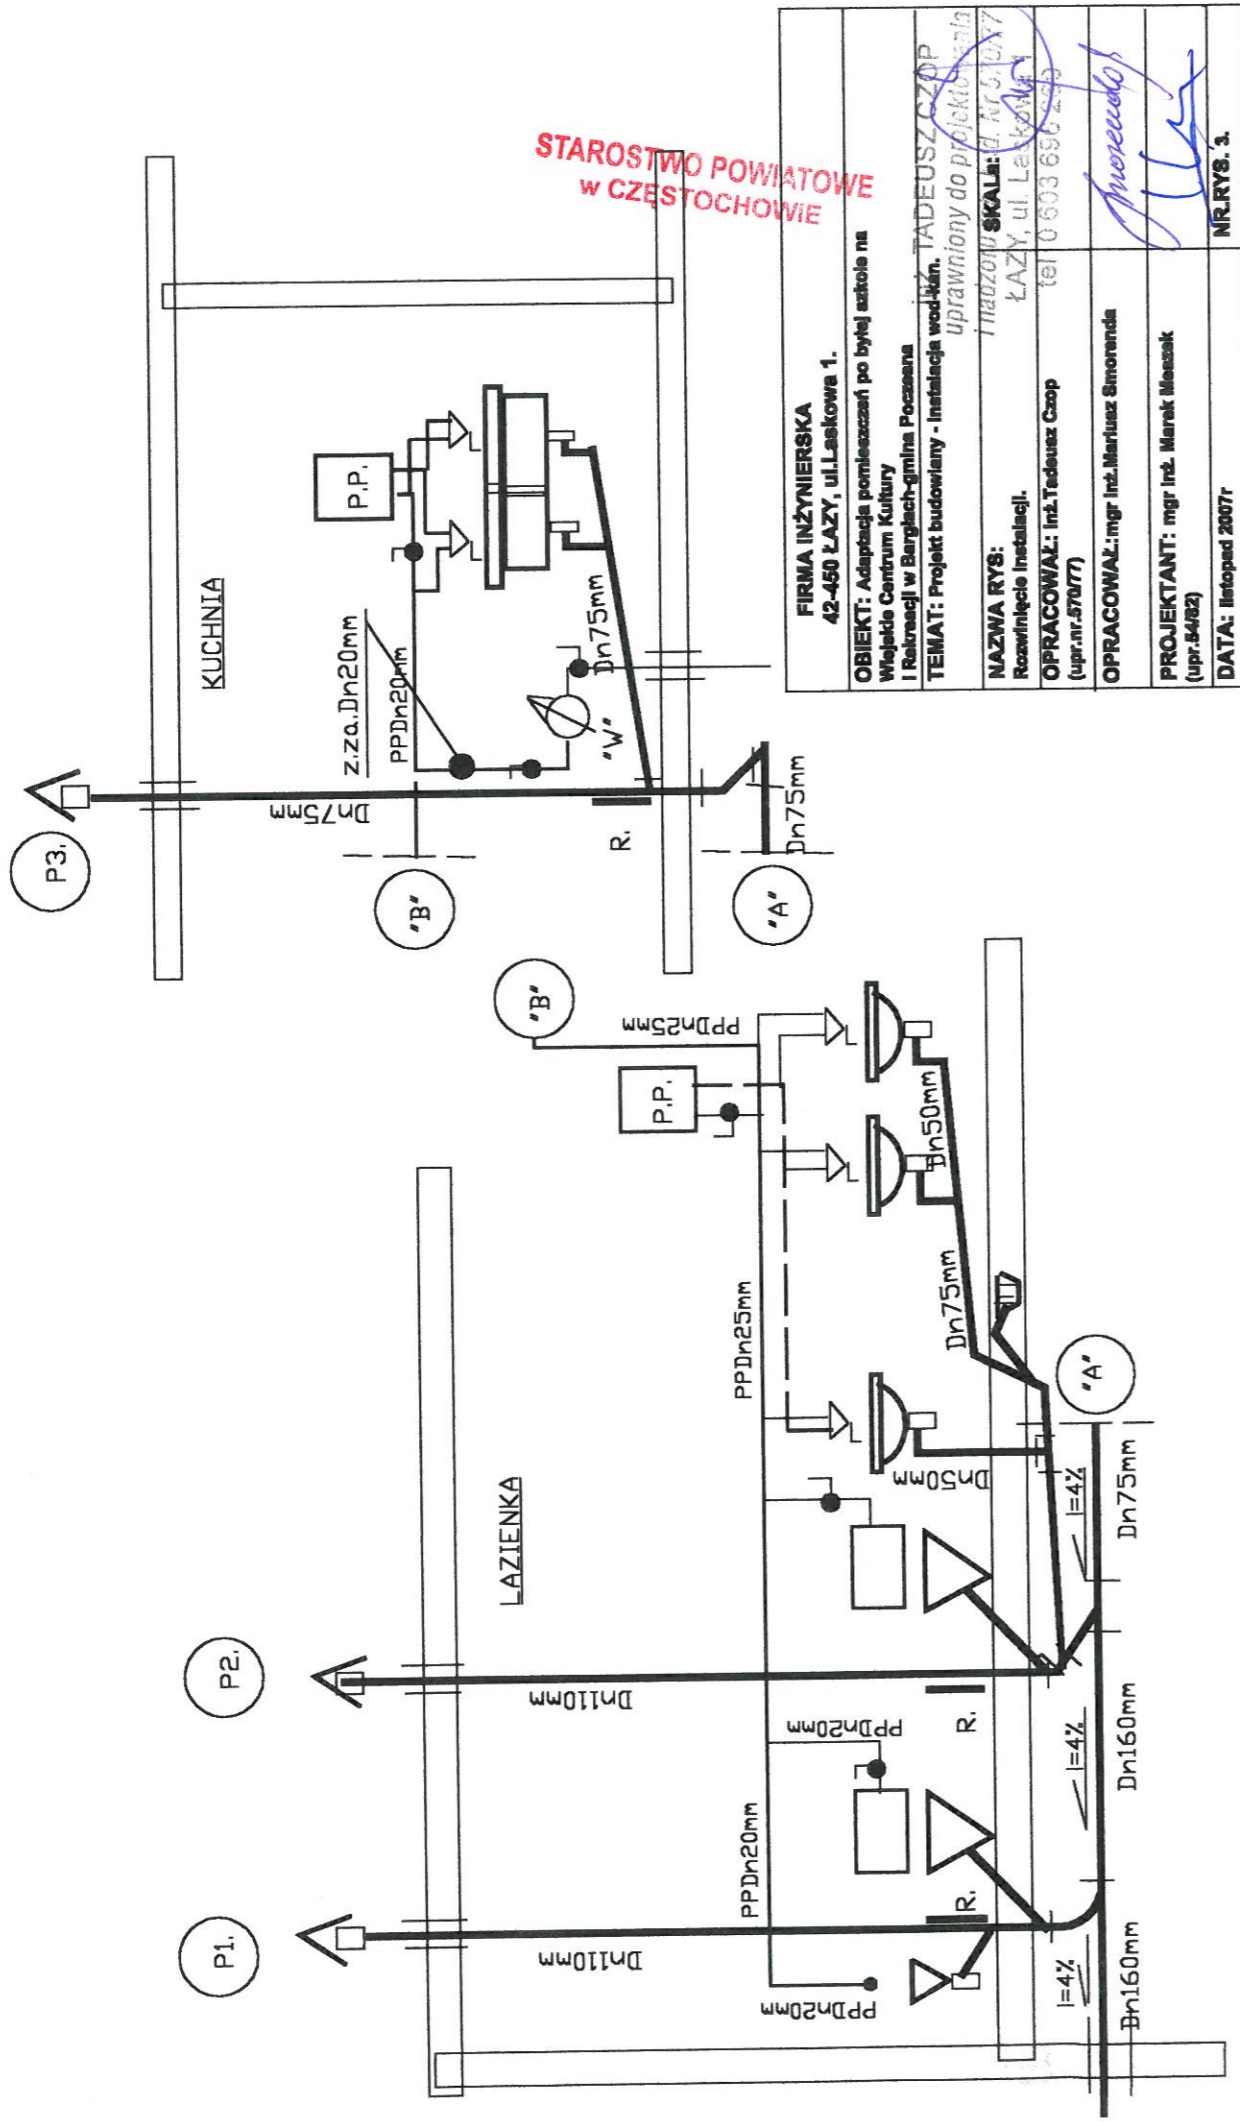

STAROSTWO POWIATOWE
w CZĘSTOCHOWIE


FIRMA INŻYNIERSKA 42-450 ŁAZY, ul.Łaskowa 1.
OBIEKT: Adaptacja pomieszczeń po byłej szkole na Wielkie Centrum Kultury i Rekreacji w Berglach-gmina Poczesna
TEMAT: Projekt budowlany - Instalacja wod.-kan.
NAZWA RYS: Rozwinięcie Instalacji.
OPRACOWAŁ: inż. Tadeusz Czop (upr.nr.57077)
OPRACOWAŁ: mgr inż. Mariusz Simorenda
PROJEKTANT: mgr inż. Marek Messak (upr.94/82)
DATA: listopad 2007r.

TADEUSZ CZOP
I inż. Mariusz SKALA
uprawniony do projektowania
ŁAZY, ul. Łaskowa 1
tel 0 603 696 229


Mariusz

NR. RYS. 3.

FIRMA INŻYNIERSKA 42-450 ŁAZY, ul. Laskowa 1.	
OBIEKT: Adaptacja pomieszczeń po byłej szkole na Wielkie Centrum Kultury i Rekreacji w Bargłach-gmina Poczesna	
TEMAT: Projekt budowlany - Instalacja centralnego ogrzewania.	uprawniony do projektowania i nadzoru rob. bud. nr 570/77
NAZWA RYS: Rzut parteru.	SKALA: 1:100
OPRACOWAŁ: Inż. Tadeusz Czop (upr. nr. 570/77)	ŁAZY, ul. Laskowa 1 tel 0 803 695 200
OPRACOWAŁ: mgr inż. Mariusz Smoranda	<i>[Signature]</i>
PROJEKTANT: mgr inż. Marek Mezek (upr. 54/82)	<i>[Signature]</i>
DATA: listopad 2007r	NR. RYS. 1.

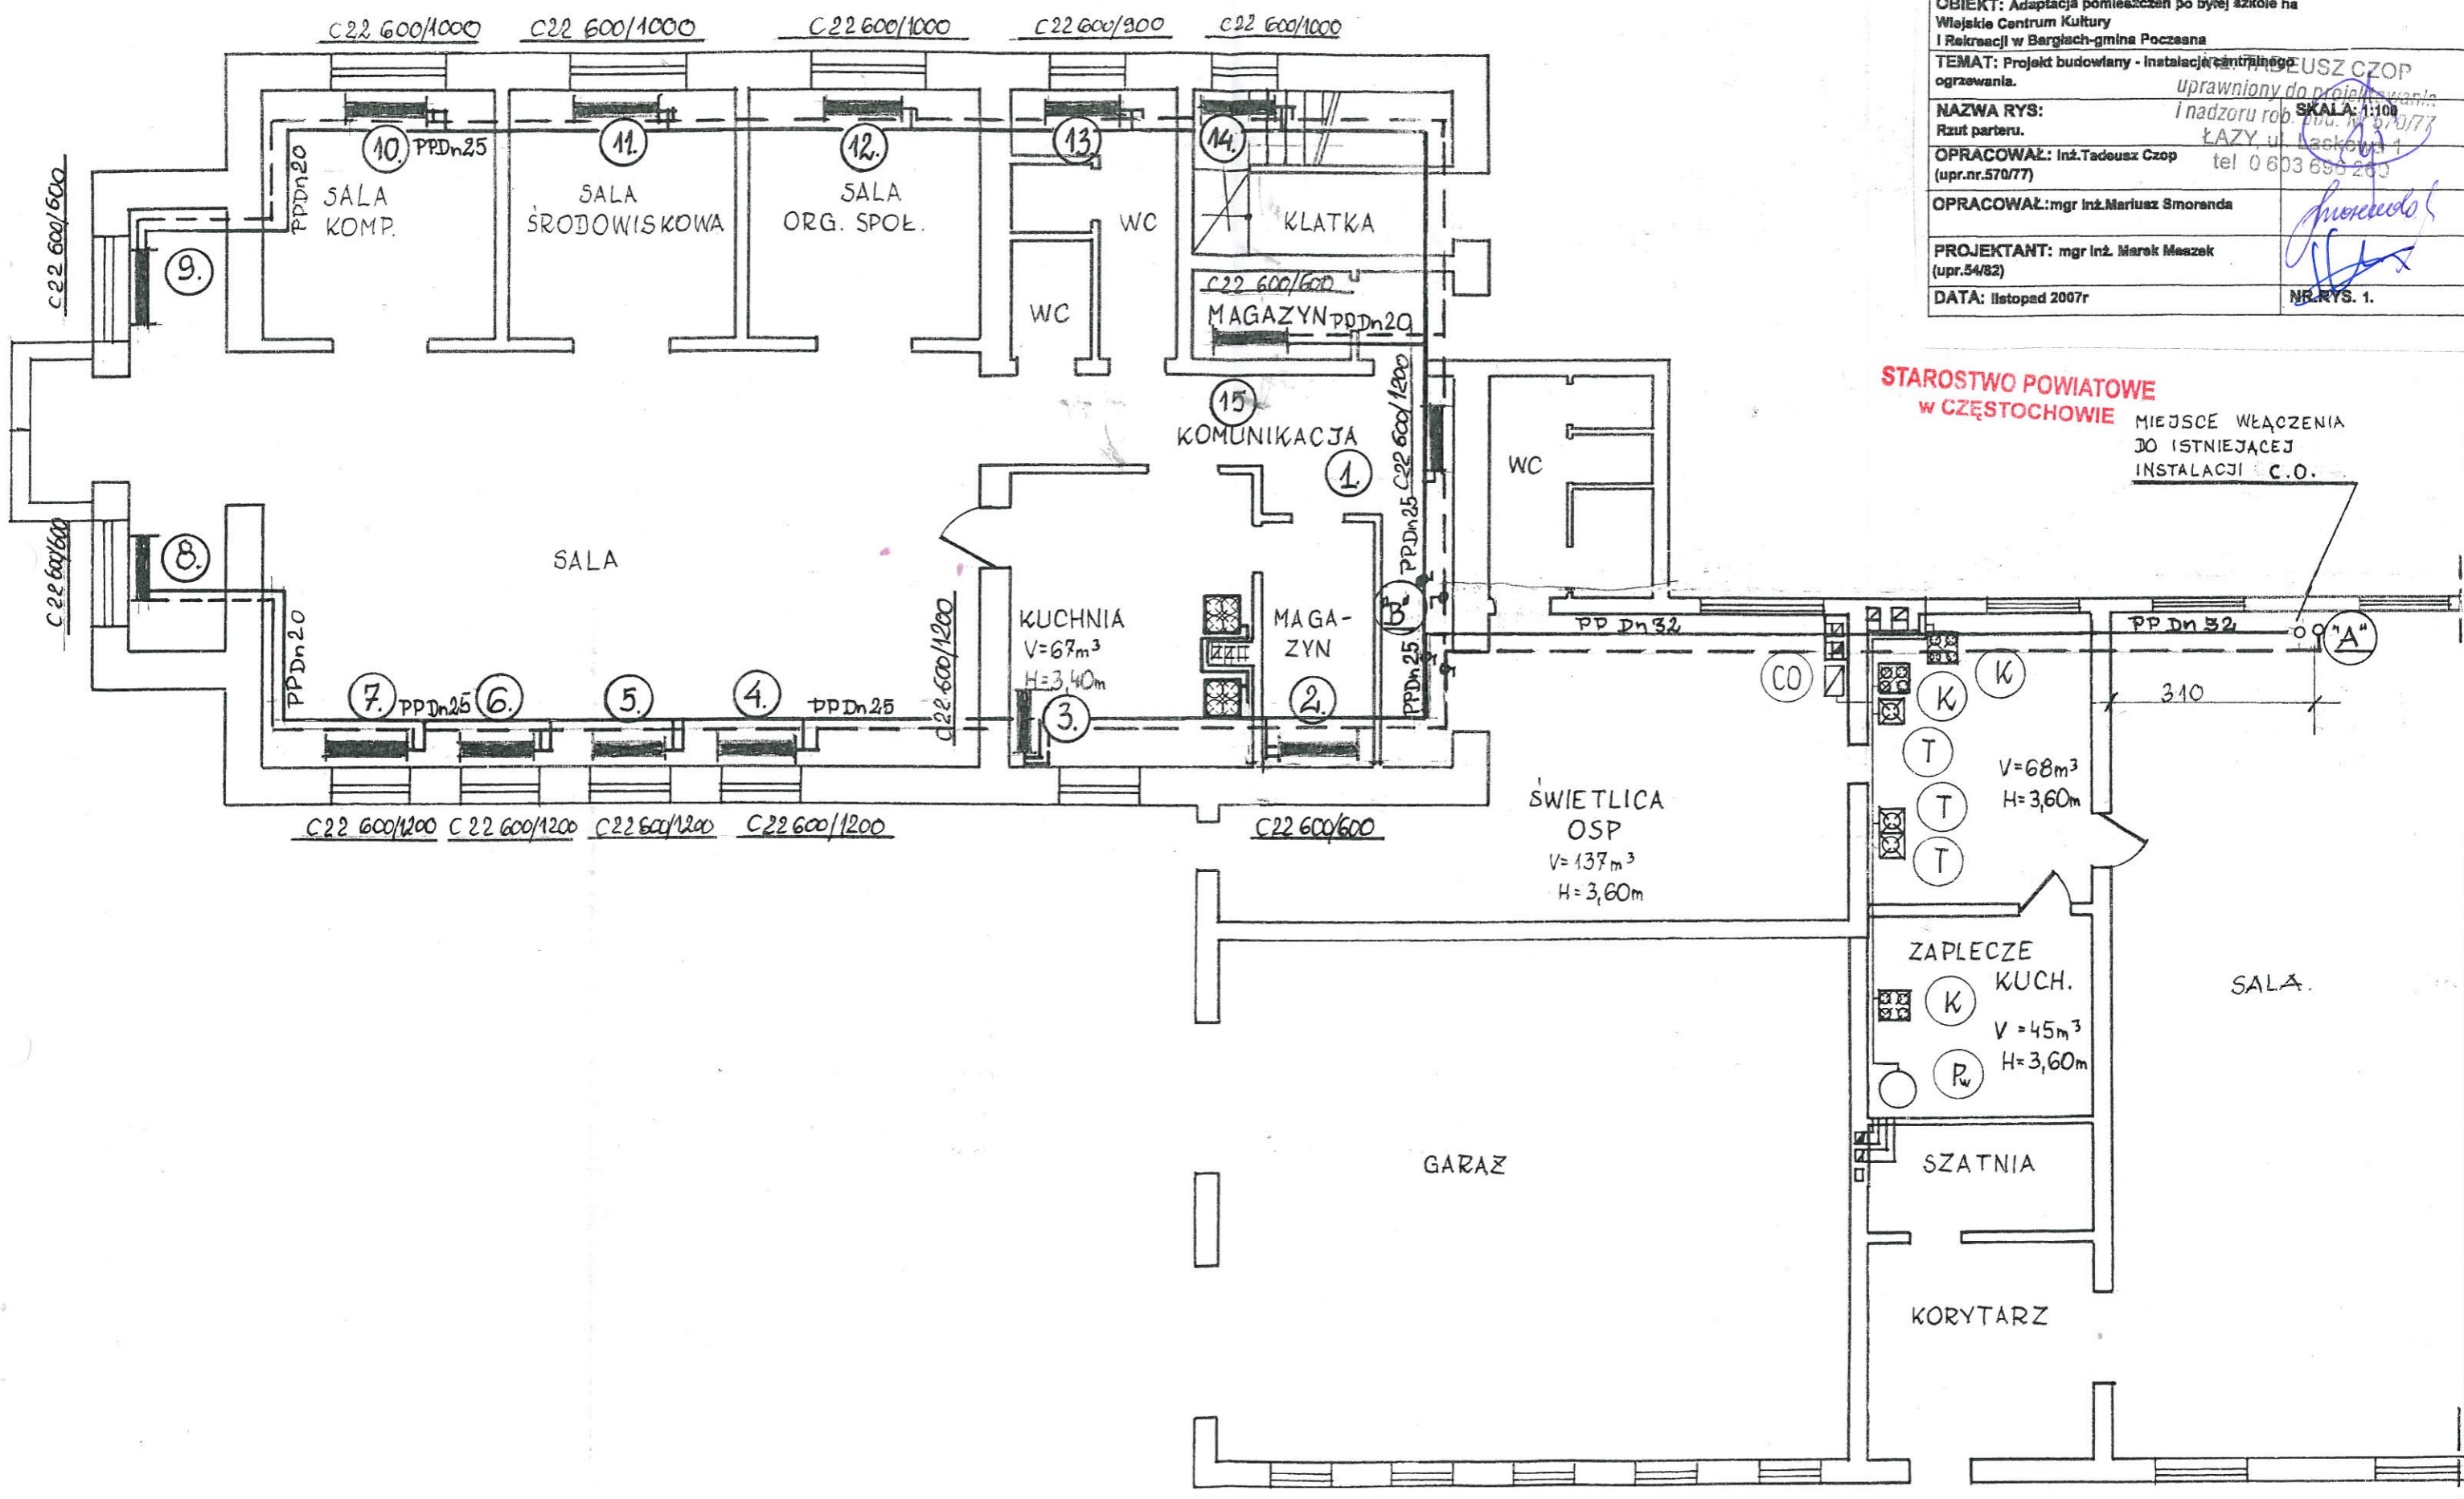


**STAROSTWO POWIATOWE
W CZĘSTOCHOWIE** MIEJSCE WŁĄCZENIA
DO ISTNIEJĄCEJ
INSTALACJI C.O.

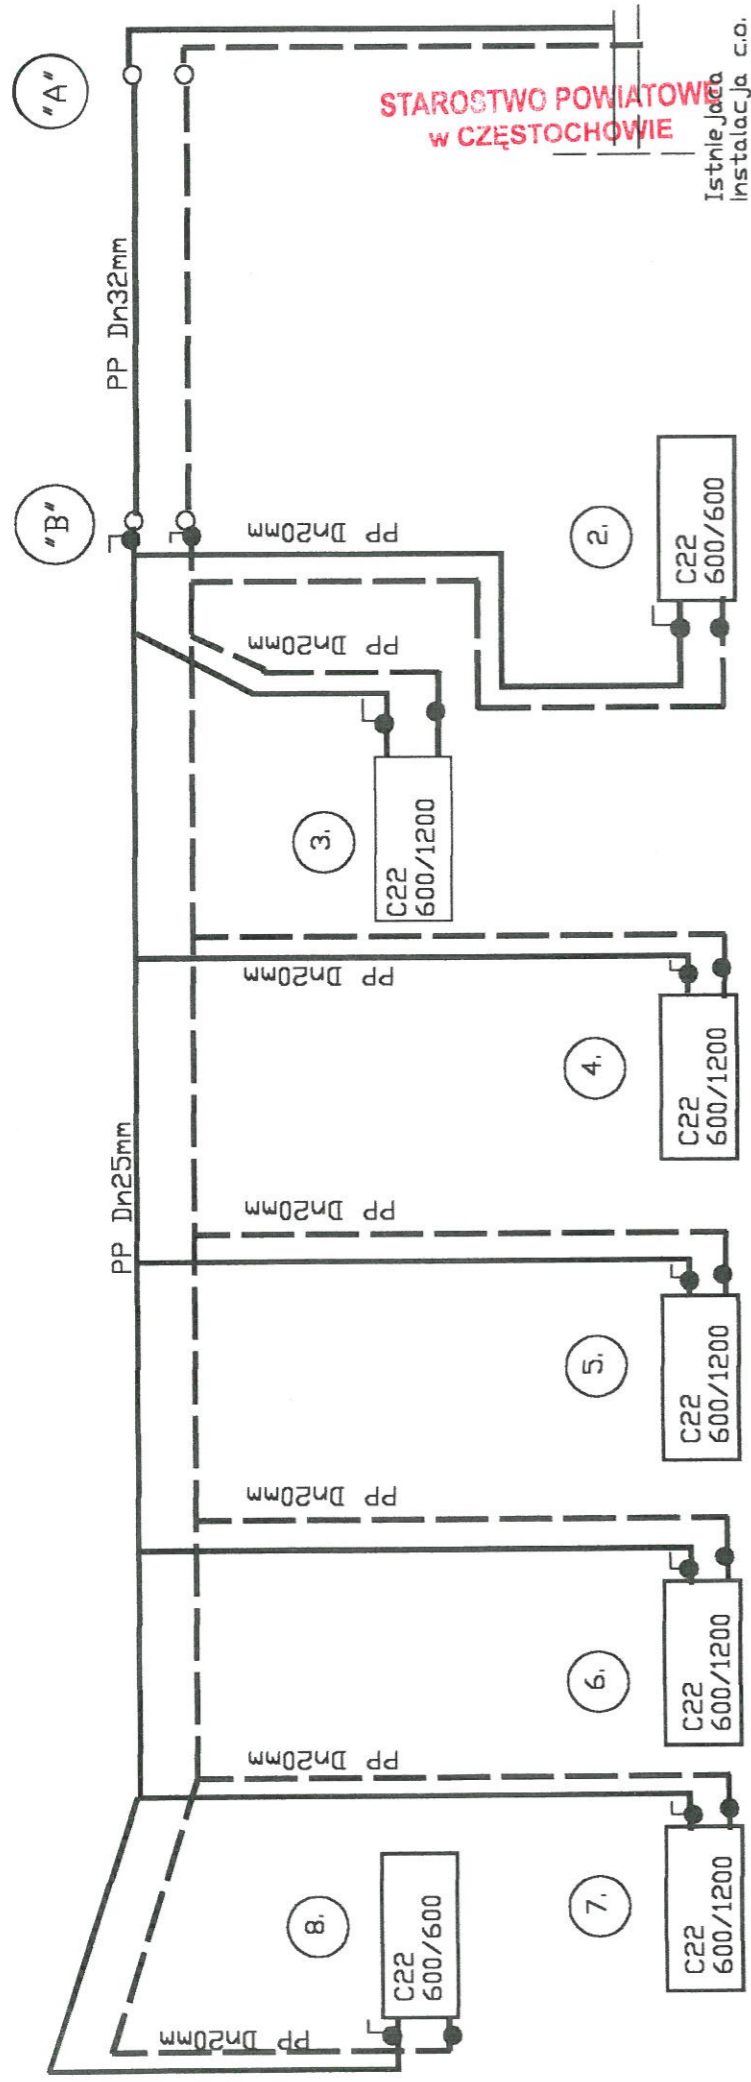

**STAROSTWO POWIATOWE
W CZĘSTOCHOWIE**


Istniejąca
Instalacja c.o.

FIRMA INŻYNIERSKA 42-450 ŁAZY; ul.Łaskowa 1.
OBIEKT: Adaptacja pomieszczeń po byłej szkole na Wiejskie Centrum Kultury i Rekreacji w Bargłach-gmina Począca.
TEMAT: Projekt budowlany - Instalacja ogrzewania ogrzewaniem.
NAZWA RYS: i nadzoru Rozwinięcie instalacji I.
OPRACOWAŁ: Inż. Tadeusz Czop (upr.nr. 57077)
OPRACOWAŁ: mgr Inż. Mariusz Smoranda
PROJEKTANT: mgr Inż. Marek Mieszak (upr.54/62)
DATA: Listopad 2004
NR.RYS. 2

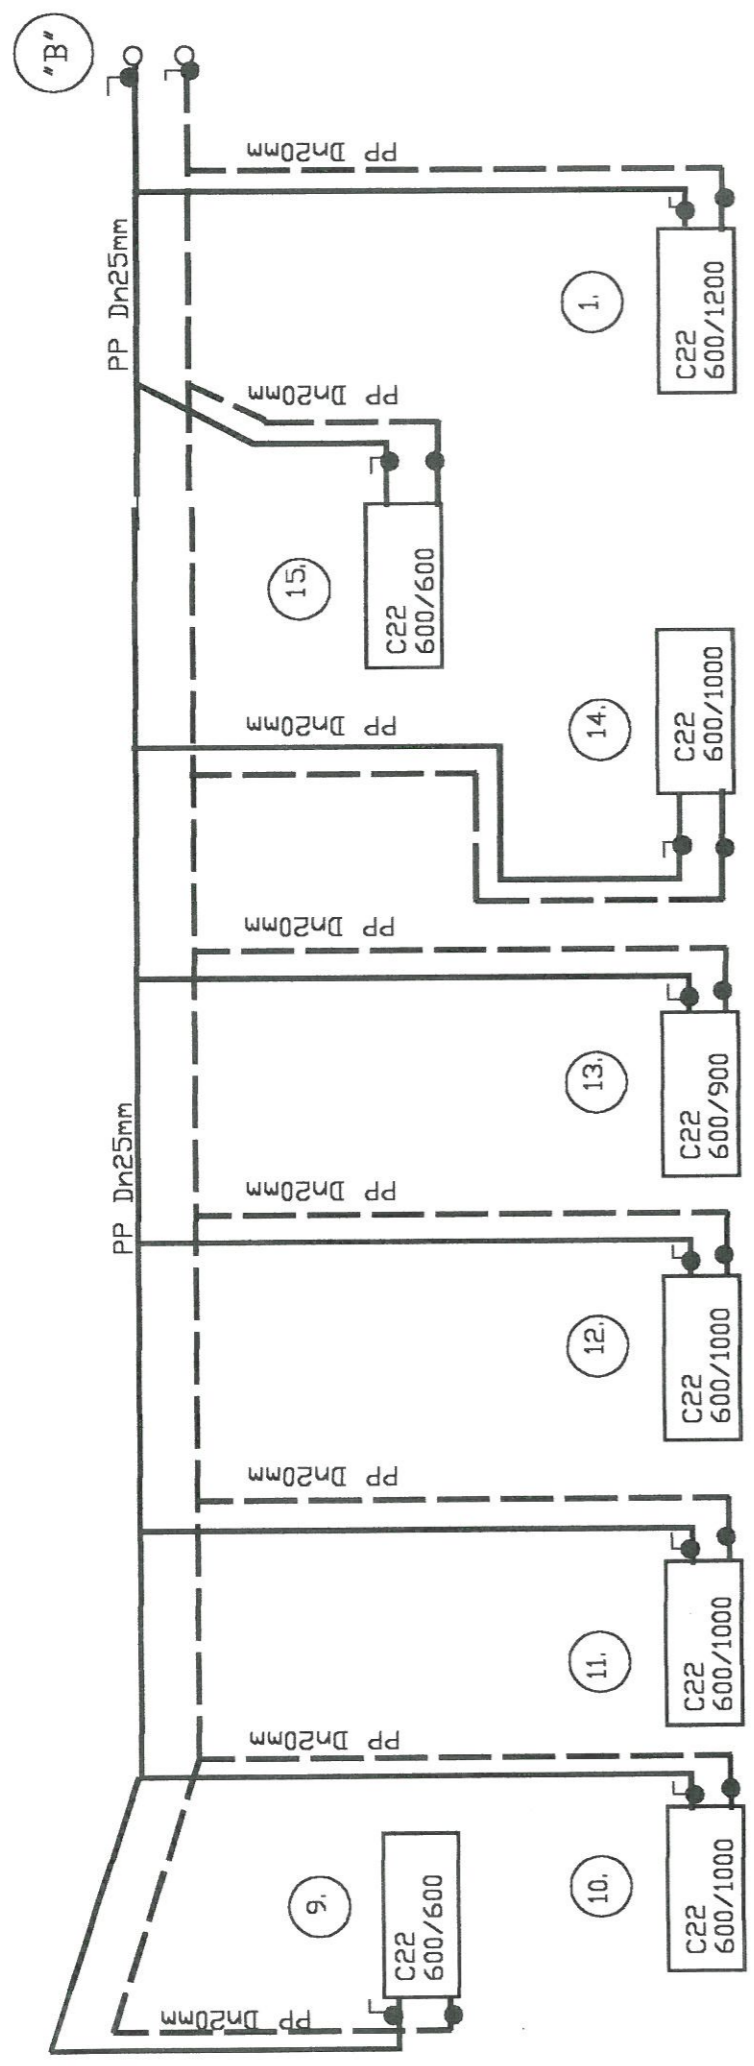

FIRMA INŻYNIERSKA 42-450 ŁAZY, ul.Łaskowa 1.
OBIEKT: Adaptacja pomieszczeń po bytę szkole na Wiejskie Centrum Kultury i Rekreacji w Bargłach-gmina Poczesna
TEMAT: Projekt budowlany - instalacja, TADEUSZ CZOP centralnego ogrzewania.
NAZWA RYS: Rozwinięcie instalacji II.
OPRACOWAŁ: inż.Tadeusz Czop (opr.nr:570/77)
OPRACOWAŁ: mgr inż.Mariusz Smorenda
PROJEKTANT: mgr inż. Marek Meszek (opr.54/82)
DATA: Listopad 2007
NR.RYS. 3.

FIRMA INŻYNIERSKA 42-450 ŁAZY, ul. Laskowa 1.	
OBIEKT: Adaptacja pomieszczeń po byłej szkole na Wiejskie Centrum Kultury i Rekreacji w Barglach-gmina Poczesna	
TEMAT: Projekt budowlany - instalacja centralnego ogrzewania.	uprawniony do projektowania i nadzoru rob. bud. nr 970/77
NAZWA RYS: Rzut parteru.	SKALA: 1:100 ŁAZY, ul. Laskowa 1
OPRACOWAŁ: inż. Tadeusz Czop (upr. nr. 570/77)	tel. 0 603 655 200
OPRACOWAŁ: mgr inż. Mariusz Smorenda	<i>Mariusz Smorenda</i>
PROJEKTANT: mgr inż. Marek Maszek (upr. 54/82)	<i>Marek Maszek</i>
DATA: listopad 2007r	NR RYS. 1.

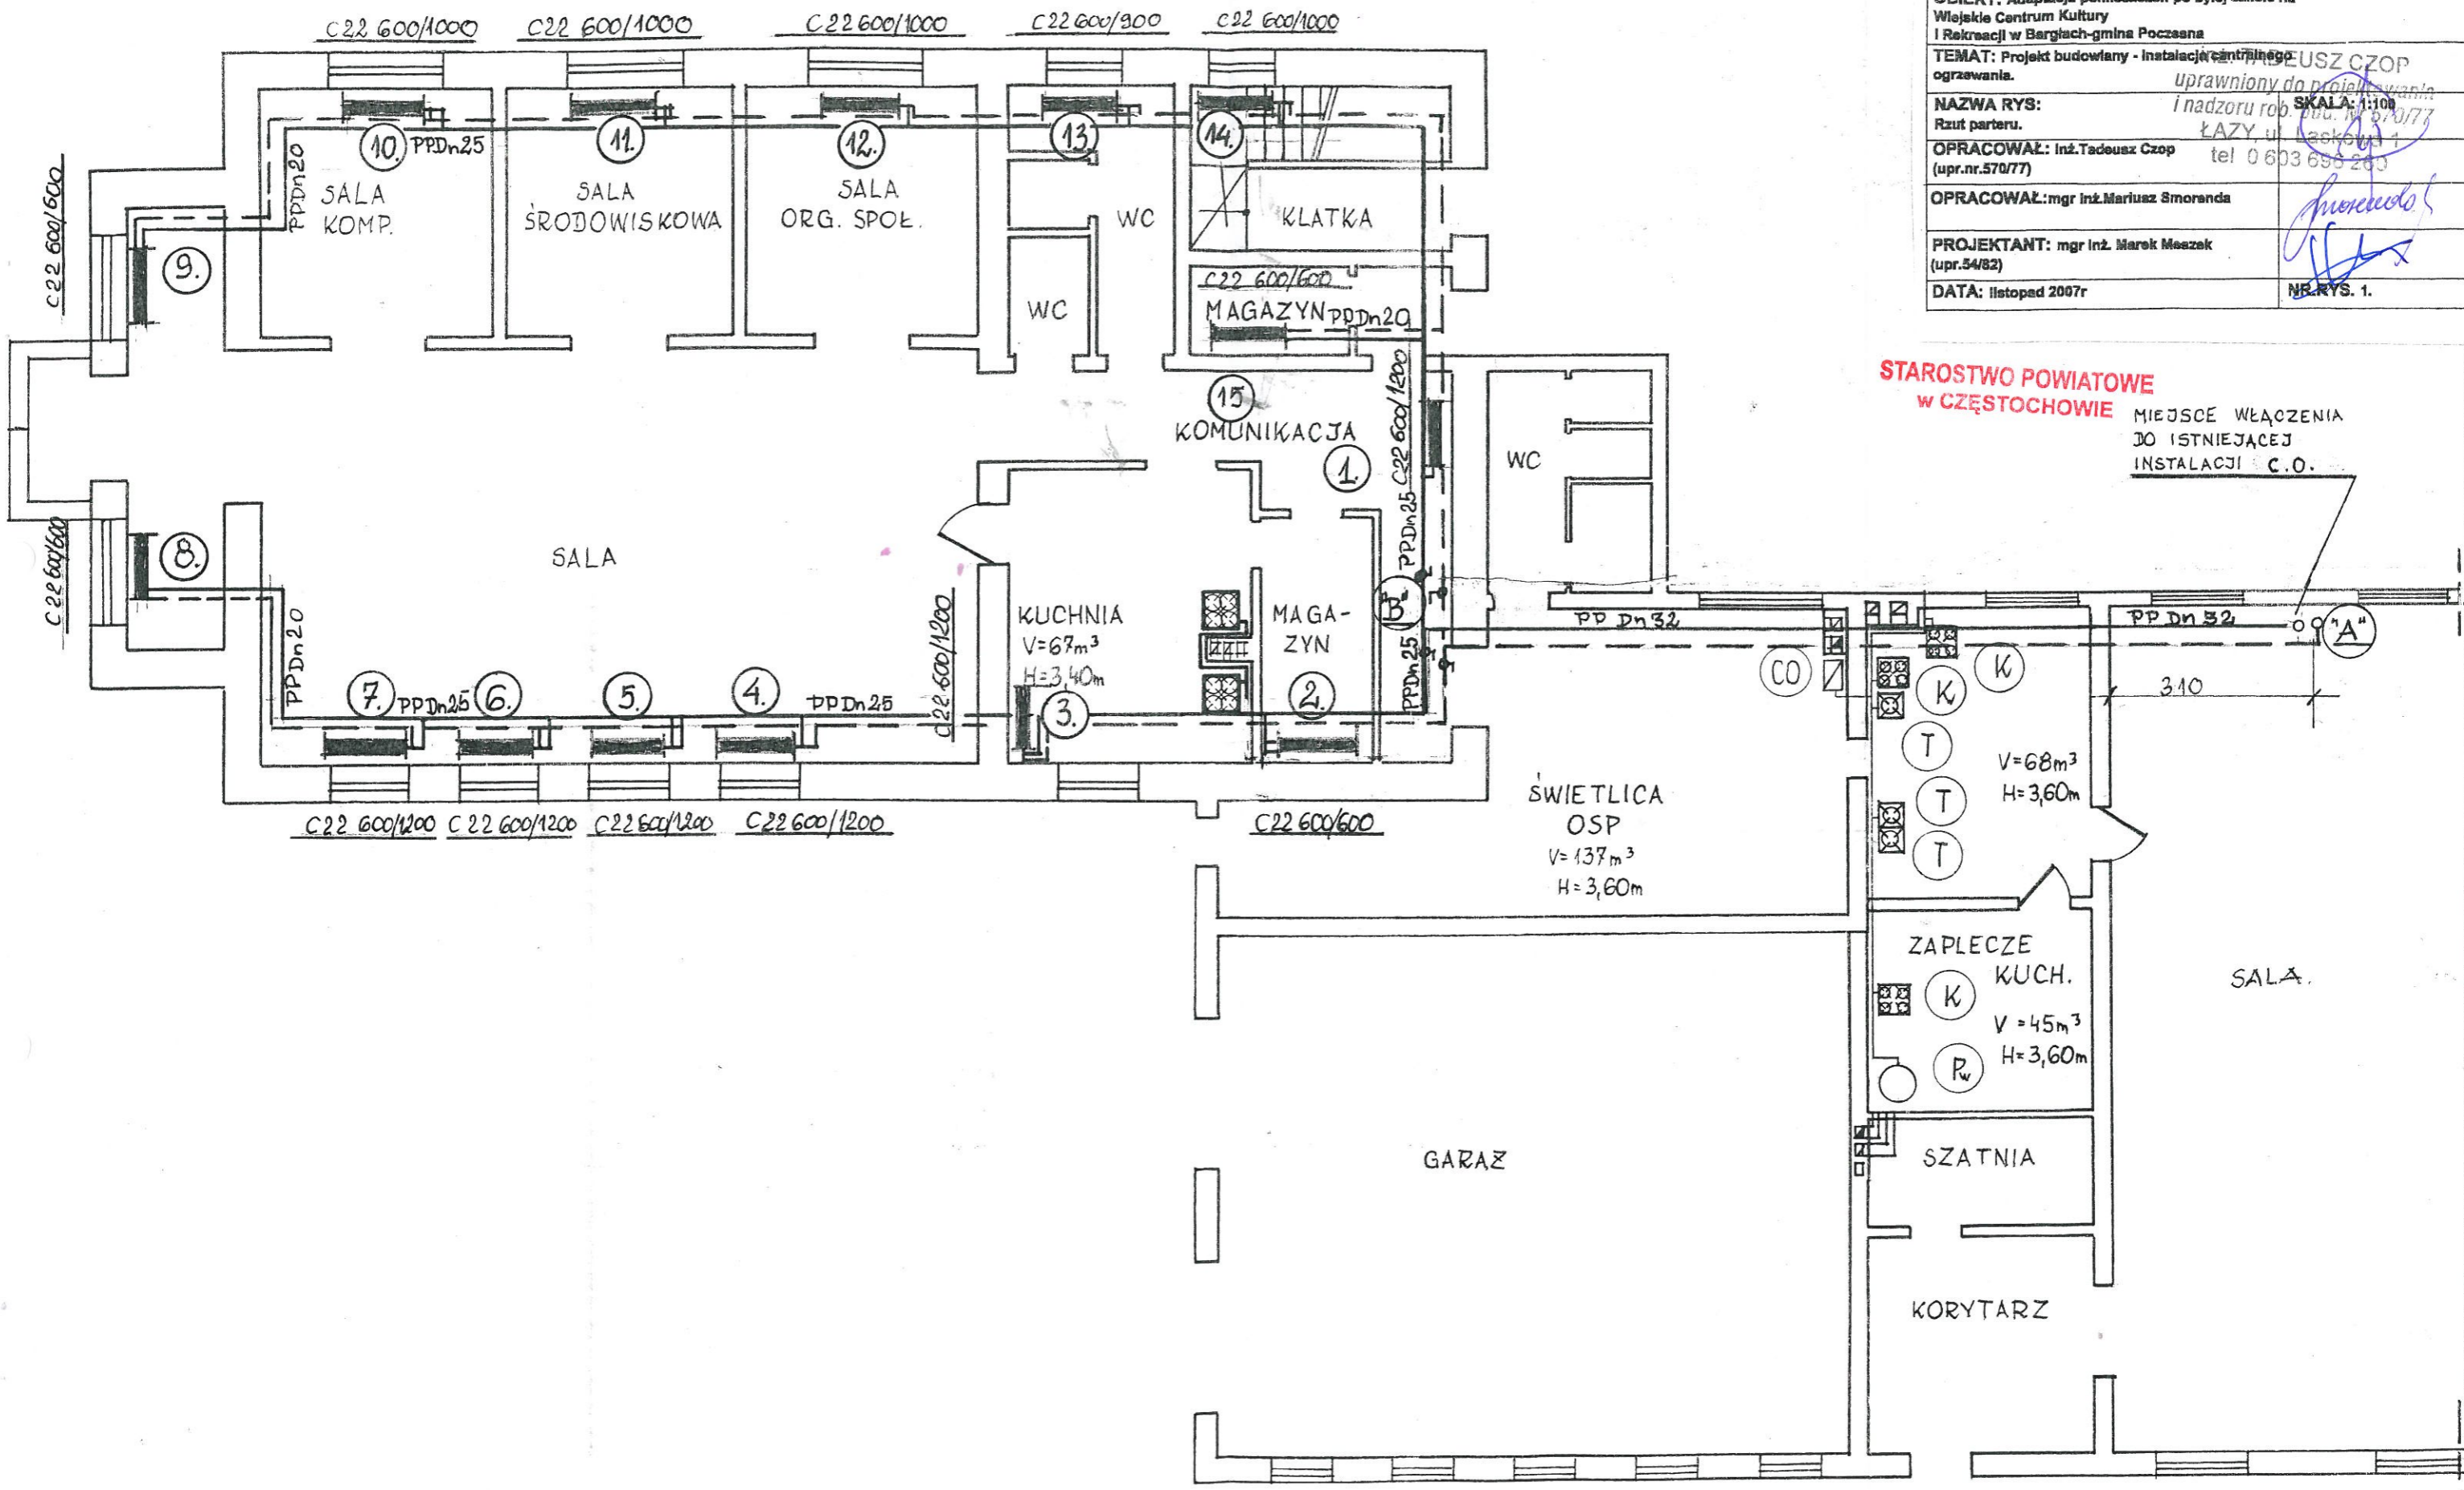

**STAROSTWO POWIATOWE
W CZĘSTOCHOWIE**

MIEJSCE WŁĄCZENIA
DO ISTNIEJĄCEJ
INSTALACJI C.O.