


# PROJEKT ZAGOSPODAROWANIA TERENU 1:500

DZ. NR EWID. 110/4, 110/75, k.m. 2

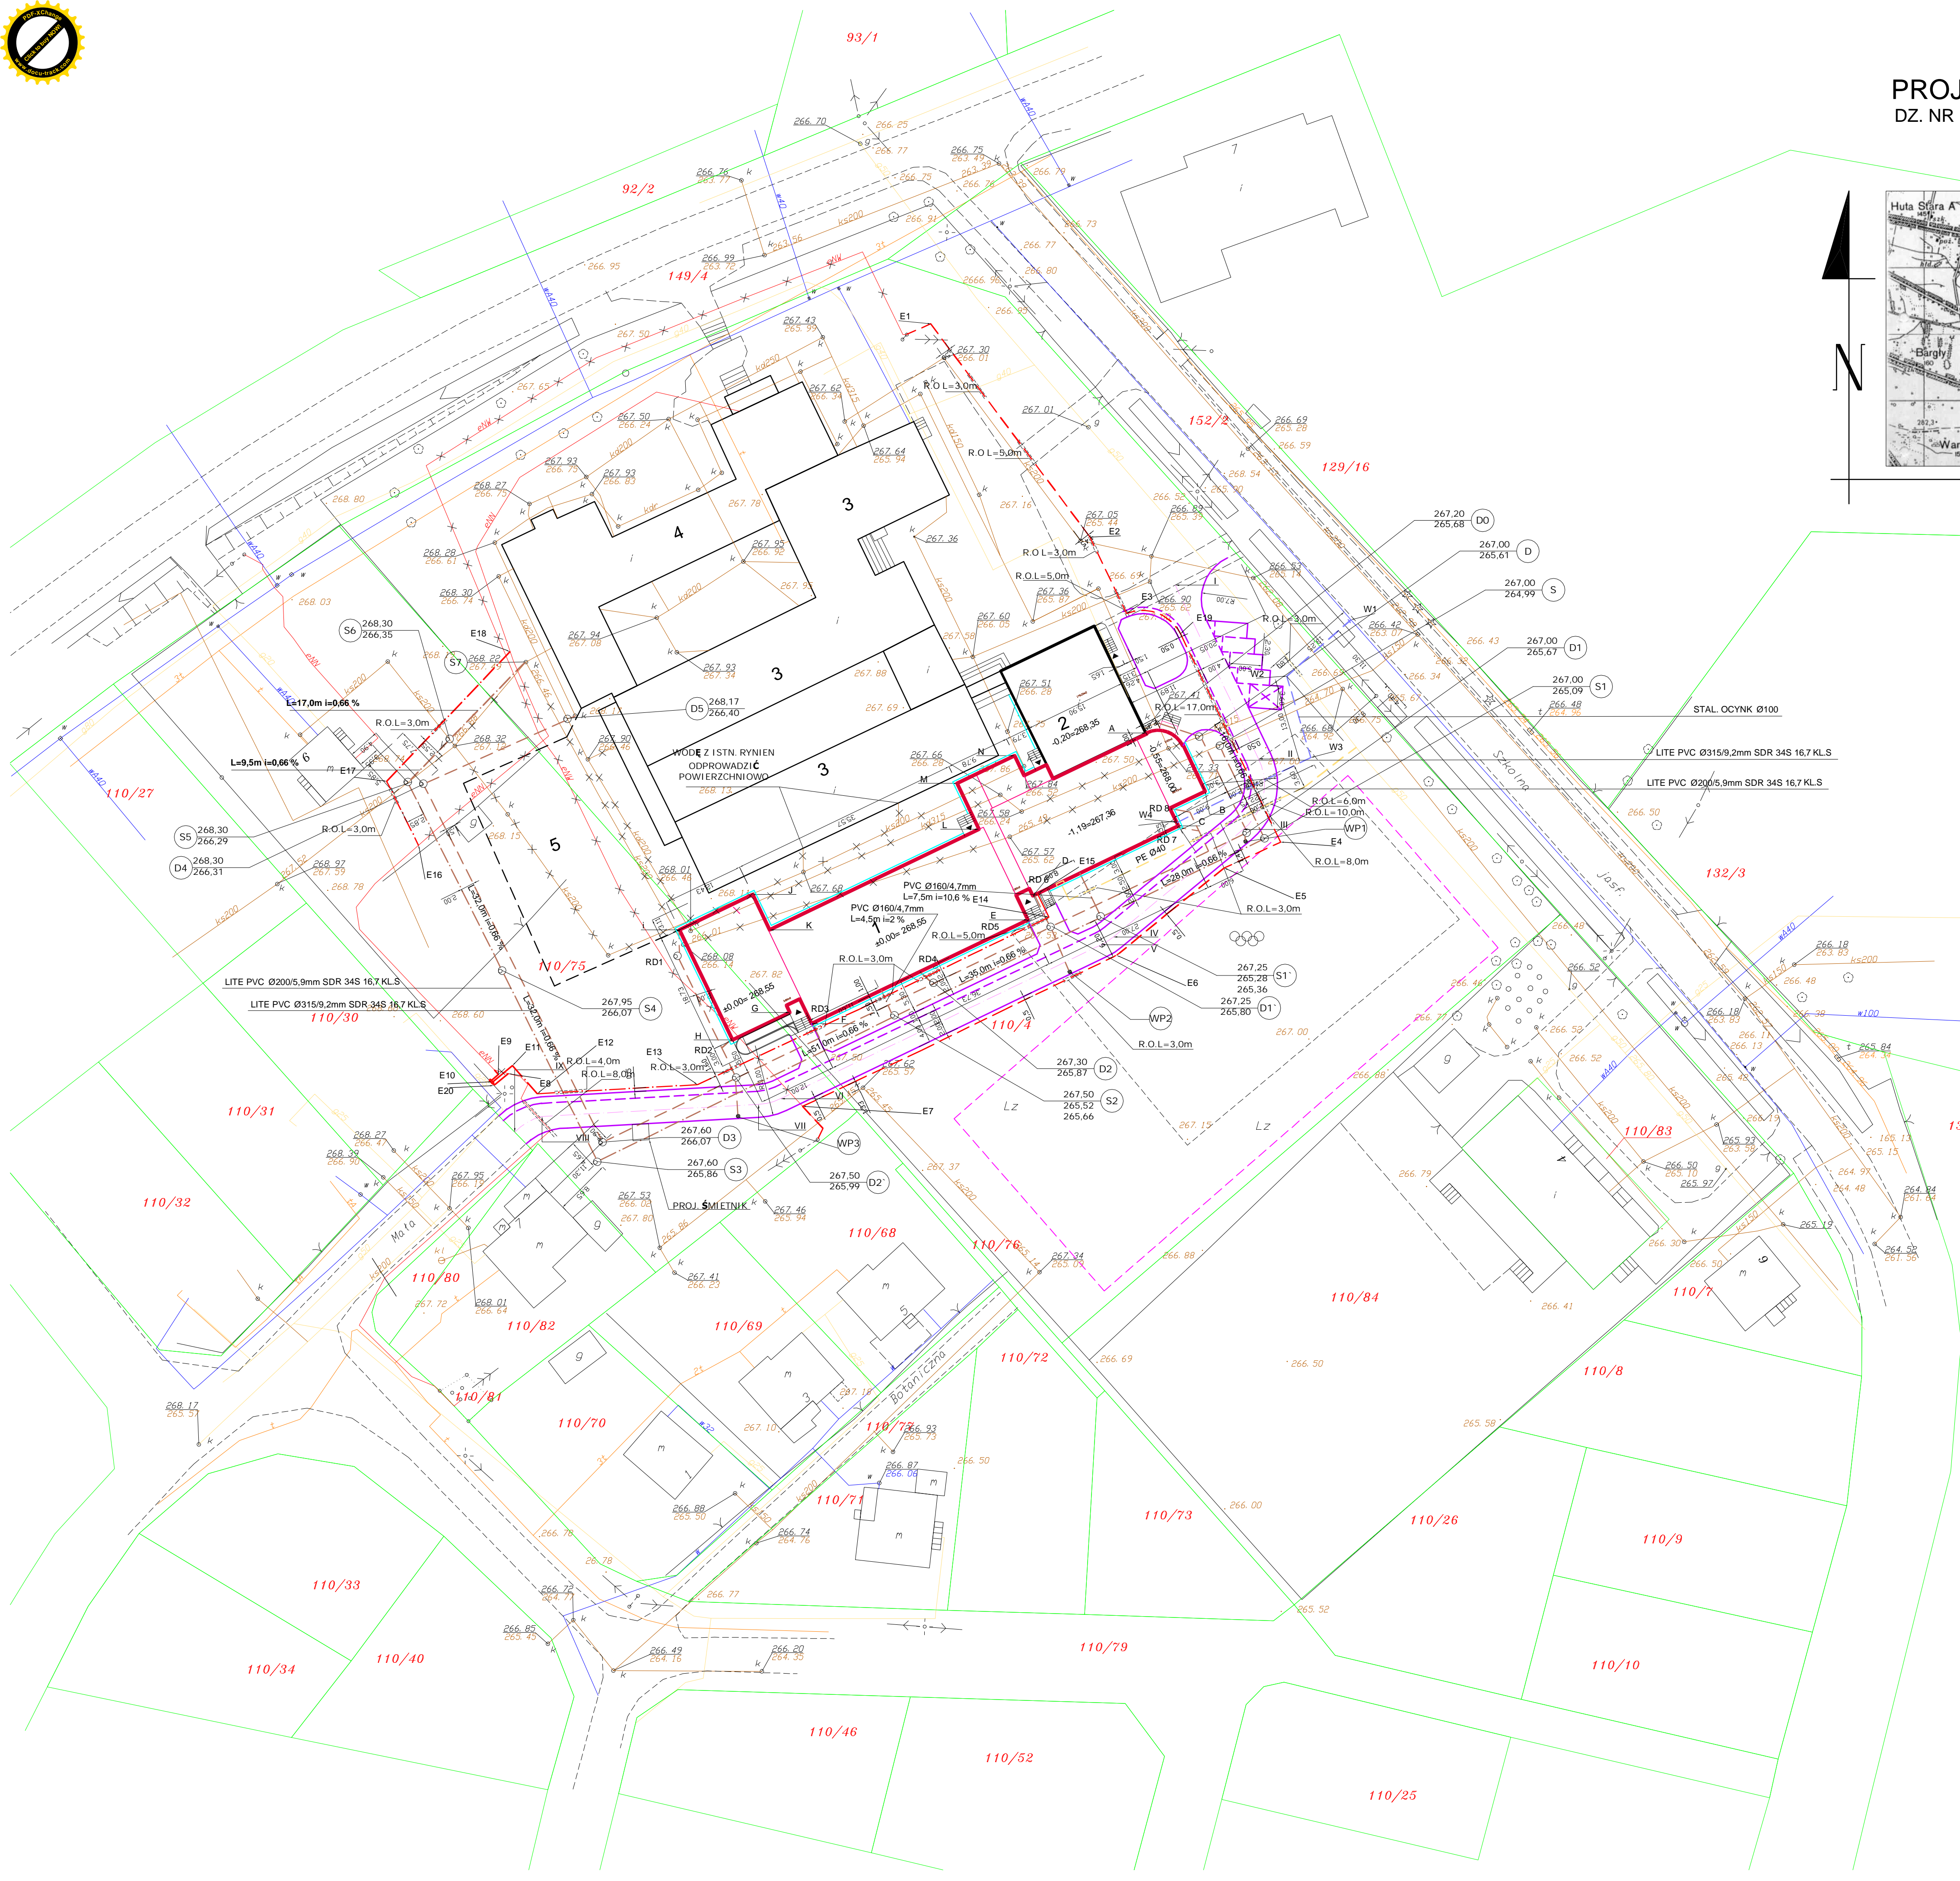

ORIENTACJA

- LEGENDA:
- GRANICA OPRACOWANIA
  - PROJEKTOWANY BUDYNEK SZKOŁY PODSTAWOWEJ
  - ISTNIEJĄCA SALA GIMNASTYCZNA OBJĘTA OPRACOWANIEM
  - ISTNIEJĄCA SZKOŁA PODSTAWOWA (WYBURZONA PO ZREALIZOWANIU PROJEKTOWANEGO BUDYNKU)
  - ISTNIEJĄCE GIMNAZJUM
  - BASEN KRYTY - ETAP II
  - WEJŚCIE DO BUDYNKU
  - PROJEKTOWANE CHODNIKI
  - PROJEKTOWANE PARKINGI
  - PROJEKTOWANA DROGA POŻAROWA
  - OPASKA WOKÓŁ BUDYNKU Z KOSTKI BETONOWEJ
  - ISTNIEJĄCE CIĄGI RUCHU KOŁOWEGO WRAZ Z PARKINGAMI
  - ZIELEŃ
  - PROPONOWANA LOKALIZACJA NOWEGO BOISKA
  - ISTN. WODOCIĄG
  - ISTN. KABEL TELEFONICZNY
  - ISTN. KABEL ENERGETYCZNY
  - ISTN. KANAŁ SANITARNY
  - ISTN. KANAŁ DESZCZOWY
  - ISTN. GAZOCIĄG
  - ISTN. GRANICE DZIAŁEK
  - PROJ. KANAŁ DAESZCZOWY WRAZ Z WPUSTAMI ULICZNYMI
  - PROJ. KANAŁ SANITARNY
  - PROJ. PRZYŁĄCZE GAZU - ODRĘBNE OPRACOW.
  - PROJ. PRZYŁĄCZE WODOCIĄGOWE
  - LIKWIDOWANY KANAŁ SANITARNY
  - LIKWIDOWANY KANAŁ DESZCZOWY
  - PROJ. KABEL ENERGETYCZNY
  - PROJ. KABEL ENERGETYCZNY NN
  - LIKWIDOWANY KABEL ENERGETYCZNY
  - RURA OCHRONNA "AROTA" 110 PS

WSPÓŁRZĘDNE PUNKTÓW CHARAKTERYSTYCZNYCH PRZYŁ. WODDY		WSPÓŁRZĘDNE PUNKTÓW CHARAKTERYSTYCZNYCH		WSPÓŁRZĘDNE PUNKTÓW CHARAKTERYSTYCZNYCH K. ELELEKT.				
X	Y	X	Y	X	Y			
W1	250985.15	920201.62	I	250958.2633	920206.9222	E1	250920.83	920246.93
W2	250975.33	920192.98	II	250971.0411	920180.3255	E2	250945.21	920214.29
W3	250979.03	920180.51	III	250968.6680	920169.4955	E3	250950.83	920202.57
W4	250958.56	920170.58	IV	250948.8039	920153.0509	E4	250974.39	920167.58
WSPÓŁRZĘDNE PUNKTÓW CHARAKTERYSTYCZNYCH KAN. SANIT.		V	250949.9621	920151.8712	E5	250965.78	920163.61	
S	250965.10	920182.34	VII	250894.4839	920127.4799	E6	250949.25	920150.29
S1	250971.93	920168.15	VIII	250861.3458	920125.5720	E8	250856.16	920132.13
S1'	250946.85	920156.19	IX	250857.1546	920123.1619	E9	250854.64	920131.93
S2	250915.20	920141.07	A	250953.8458	920184.2784	E10	250853.69	920130.89
S3	250869.71	920118.65	B	250962.8564	920175.3719	E11	250856.79	920133.35
S4	250855.23	920147.82	C	250958.7473	920170.0695	E12	250860.60	920129.05
S5	250840.78	920176.80	D	250936.4564	920159.3603	E13	250885.13	920130.43
S6	250847.20	920183.29	E	250935.7094	920155.6732	E14	250939.14	920156.19
WSPÓŁRZĘDNE PUNKTÓW CHARAKTERYSTYCZNYCH KAN. DESZCZ.		F	250902.6020	920139.7674	E15	250937.37	920159.81	
D0	250955.50	920185.88	G	250899.2568	920141.4885	E16	250842.42	920167.12
D	250961.94	920183.74	H	250890.4864	920137.2750	E17	250837.54	920176.89
D1	250969.18	920169.05	I	250882.3755	920154.1577	E18	250856.44	920196.75
D1'	250939.37	920154.69	J	250893.5795	920159.5404	E19	250959.06	920199.48
D2	250921.26	920145.96	K	250896.1778	920154.1322	E20	250853.96	920130.39
D2'	250891.04	920131.56	L	250928.2396	920169.5357			
D3	250870.58	920121.64	M	250924.8618	920176.5664			
D4	250843.16	920176.44	N	250933.6727	920180.7994			
D5	250865.23	920186.36						
WP1	250969.03	920167.68						
WP2	250942.12	920147.69						
WP3	250891.35	920125.61						

UZGODNIENIA BRANŻOWE	
SPECJALNOŚĆ:	PROJEKTOWAŁ:
KONSTRUKCJA	mgr inż. C. MARKOWSKI
INSTALACJE SANITARNE	mgr inż. P. RAJCA
INSTALACJE ELEKTRYCZNE	mgr inż. T. KITAŁA

**MIASTOPROJEKT CZĘSTOCHOWA**  
SPÓŁKA Z O.O. 42 - 200 CZĘSTOCHOWA, UL. SZYMANOWSKIEGO 15

OBIEKT:  
**BUDOWA BUDYNKU SZKOŁY PODSTAWOWEJ W POCZESNEJ PRZY UL. SZKOLNEJ 1**  
DZ. NR EWID. 110/4, 110/75, k.m. 2

TRESC:  
**PROJEKT BUDOWLANY - PROJEKT ZAGOSPODAROWANIA TERENU -**

ARCHITEKTURA:

PROJEKTOWAŁ:	mgr inż. arch. Jerzy KOPYCIAK	NR UPK: 58750
SPRZĄDZIŁ:	mgr inż. arch. Paweł KOPYCIAK	NR UPK: 66501
SPRZĄDZIŁ:	mgr inż. arch. Jerzy BARCZYŃSKI	NR UPK: 202120466
SPRZĄDZIŁ:	mgr inż. arch. Paweł KOPYCIAK	

DATA OPRAC.: 10.09.2024 SKALA: 1:500 UMOWA NR 232/PW/2026 r. NR RYS.: 1